
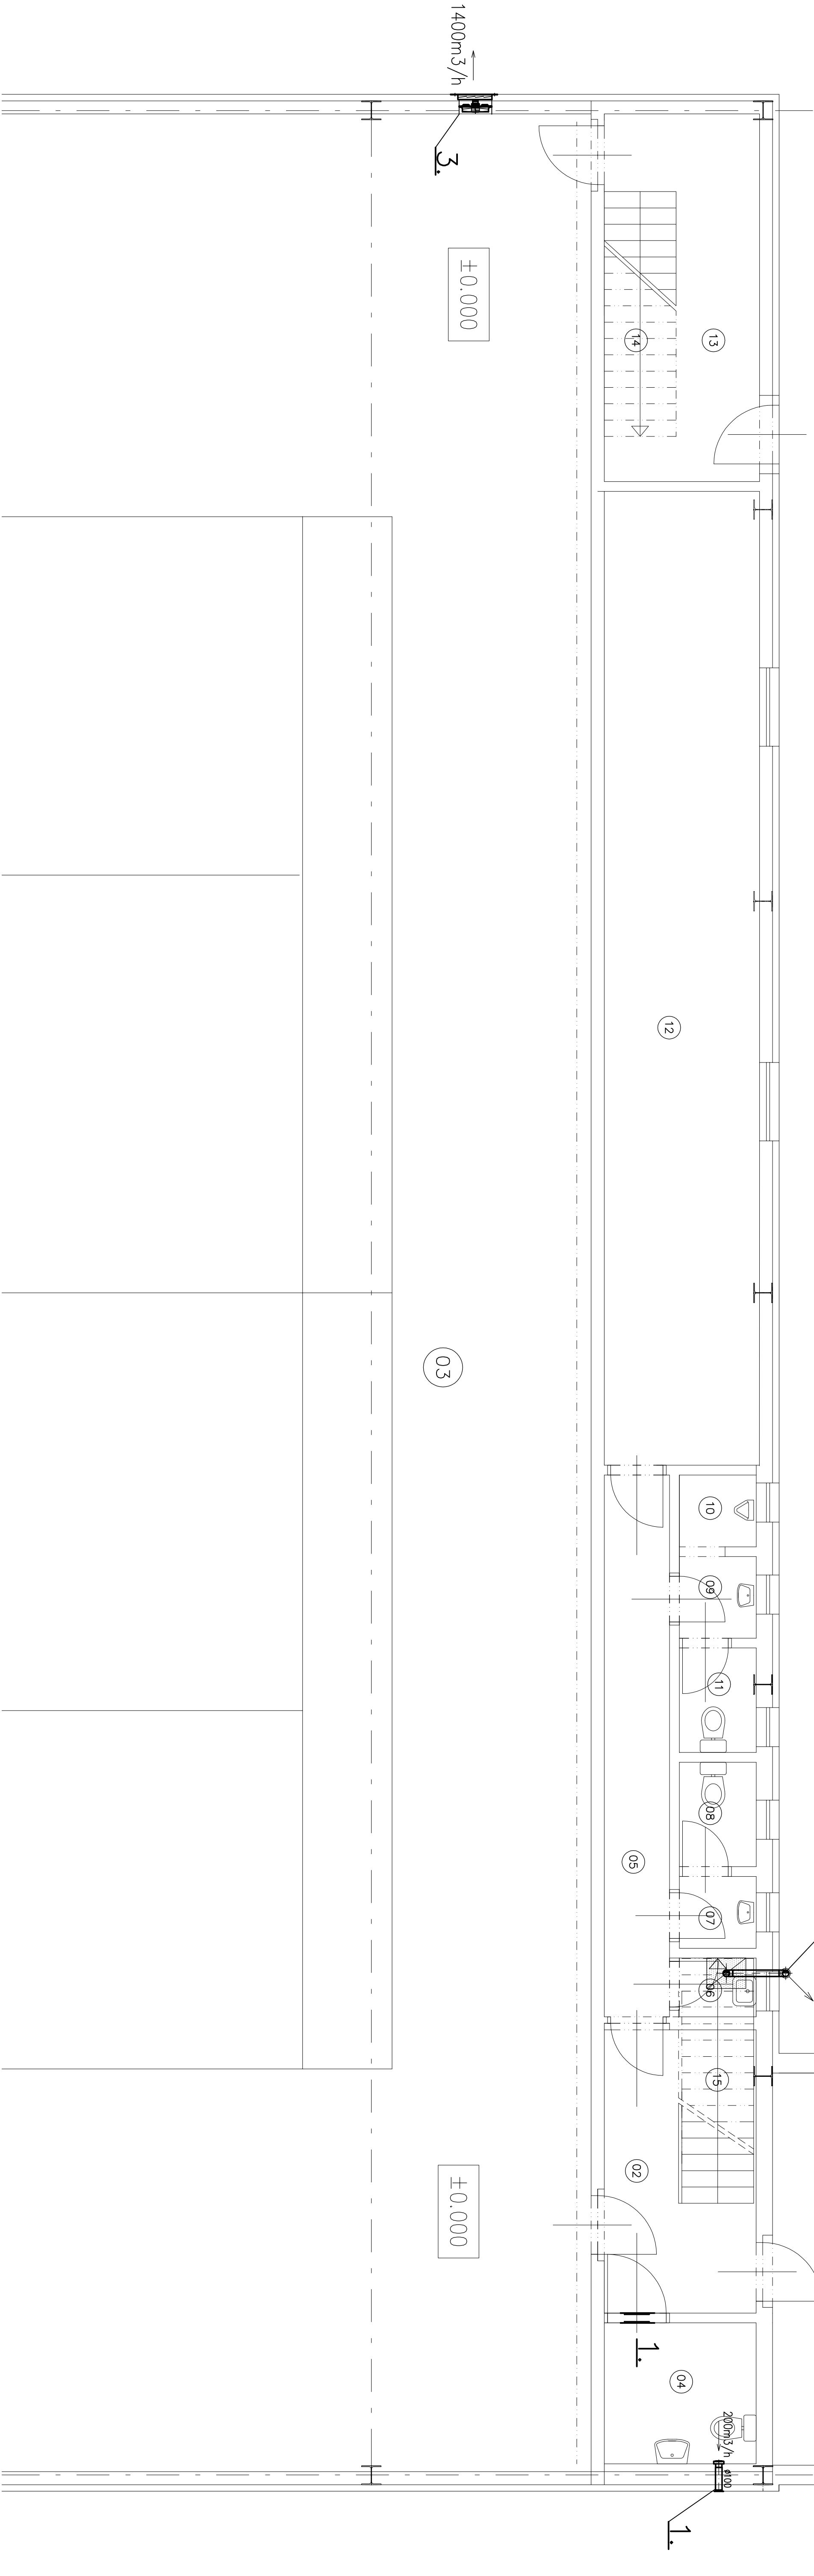


STÁVAJÍCÍ OBJEKT

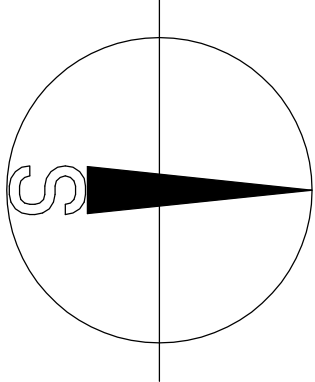

TABULKA MÍSTNOSTI		
Číslo	Název místnosti	Plocha[m ²]
01	VSTUPNÍ CHODBA	36,68
02	CHODBA	10,10
03	TENISOVÁ HALA	1833
04	WC INVALIDĚ	5,03
05	CHODBA	8,30
06	OKALDOVÁ KOMORA	1,06
07	PŘEDSÍŇKA WC ŽENY	1,30
08	WC ŽENY	1,89
09	PŘEDSÍŇKA WC MUŽI	1,48
10	PISOAR	1,30
11	KABINKA WC MUŽI	1,89
12	POSUOVNA	35,50
13	SKLAD OÚČEBNÍHO NAŘADÍ	13,40
14	SCHOBY NA TREBUNU	4,12
15	SCHOBY NA TREBUNU	4,12
16	TRIBUNA SE SEDÁČKY	93,00

LEGENDA:

1. – ODVĚTRÁNÍ SOC. ZAŘÍZENÍ – NÁSTĚNNÝ VENTILÁTOR VČ. ZPĚTNÉ KLAPKY NAPLOENÝ PŘÍMO NA POTRUBÍ POD STROPEM – POTRUBÍ VYVEDENÉ DO VENKOVNÍHO PROSTŘEDÍ OSAZENÉ SAMOČINNOU ŽALUZI – VE DVĚŘECH DVĚŘNÍ MŘÍŽKA
 2. – ODKOUŘENÍ PLYN. SPOTŘEBIČŮ – ODTAH OD KOTLE "TURBO" VYVEDENÝ PŘES STŘECHU – KOAXIÁLNÍ POTRUBÍ DNĚ0/100 – DO0, PROFESSE UT
 3. – ODVĚTRÁNÍ HALY – NÁSTĚNNÝ VENTILÁTOR VČ. SAMOČINNÉ ŽALUZE A TEPLOVZDUŠNÁ JEDNOTKA – V OBVOD. PLÁŠTI, Ø 300, 1800m³/h – VE VÝCHODNÍ A ZÁPADNÍ STĚNĚ PŘI PODLAŽE 2x ŽALUZE 300x300 mm PŘI PODLAŽE
 4. – DESTRATIFIKÁTOR – POD STROPEM HALY NAD KURTEK, MIN. 9 m (2000 m³/h)
- POTRUBÍ – KRUHOVÉ PLASTOVÉ, ALU. SPIRO – PRO NAPLOENÍ ZAŘÍZENÍ

Projektant : Ing. Karel Vrbický Vypracoval : Ing. Josef Srdálek		PROJEKČNÍ KANCELÁŘ	
Město : TENISOVÁ HALA – Česká Třebová		PROJEKCE Vrbický s.r.o.	
Význam : VZDUCHOTECHNIKA		534 01 Třebová v.č. 4	
Půdorys 1.N.P. – vestavbovo-tribuna		Tel: 46622006, 731528133	
Stupeň : Projektová dokumentace pro stavební povolení		Měřítko : 1:50	
Investor : TK Česká Třebová, Husova 22, Porník, 560 02 Česká Třebová		Datum : 01/2016	
		Číslo zářezky : .	
		V2	