


SITUACE 1 : 250

Před zahájením zemních prací nutno prověřit existenci podzemních vedení a požádat jednotlivé správce o jejich přesné vytyčení a dozor při provádění prací.

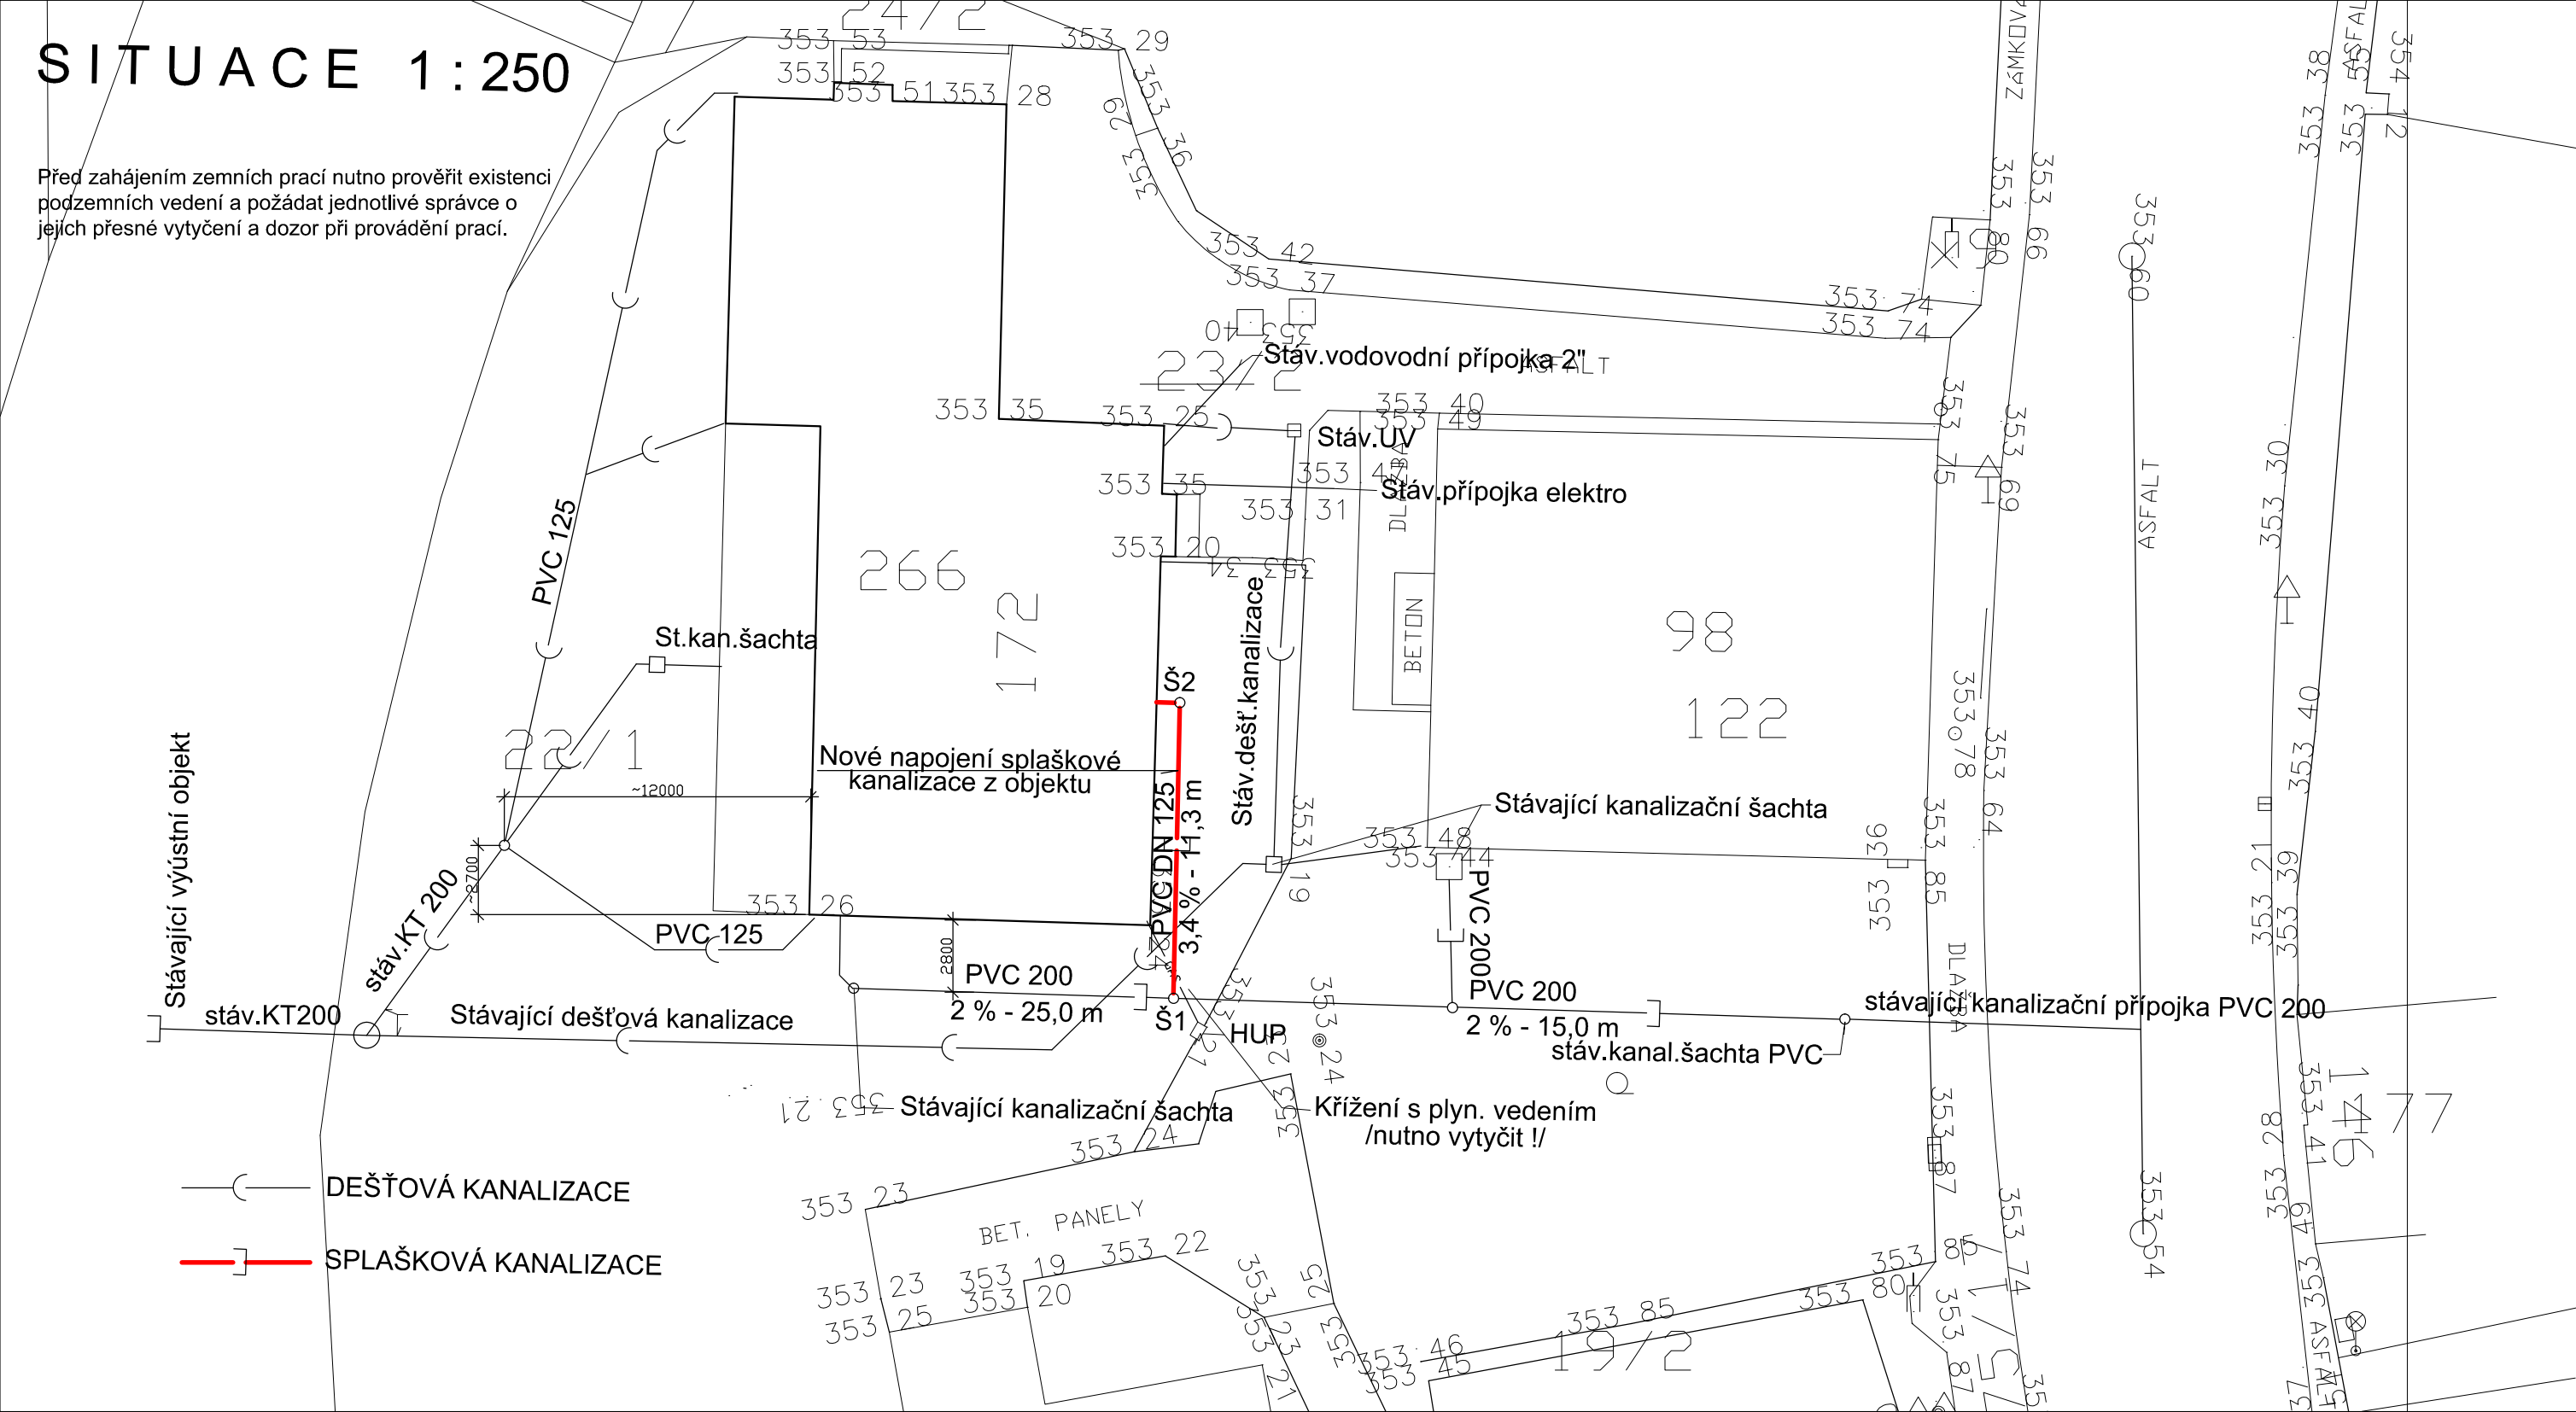

<div><div>KIP</div><div>KIP spol. s r.o. LITOMYŠL INŽENÝRSKÁ A PROJEKTOVÁ ČINNOST TOULOVCOVO NÁM.156, 570 01 LITOMYŠL</div></div>		VEDOUCÍ ZAKÁZKY ING. JANA VĚNEČKOVÁ	
		ZODP. PROJEKTANT LUBOŠ BARTOŠ	
STUPEŇ DOKUMENTACE PRO PROVEDENÍ STAVBY A VÝBĚR ZHOTOVITELE	INVESTOR MĚSTO ČESKÁ TŘEBOVÁ		DATUM 04/2016
VYPRACOVAL LUBOŠ BARTOŠ			ZAK. Č. 2966-65
MÍSTO STAVBY ČESKÁ TŘEBOVÁ	STAVBA STAVEBNÍ ÚPRAVY A ROZŠÍŘENÍ SOCIÁLNÍHO ZAŘÍZENÍ 1.NP, TÝDENNÍ STACIONÁŘ LHOTKA - ČESKÁ TŘEBOVÁ		Č. PARÉ
VÝKRES SITUACE 1:250			Č. VÝKR. D.1.4.1.2.
MĚŘÍTKO 1:250	PROFESE ZDRAVOTNĚ TECHNICKÉ INSTALACE		