



PODCHOD VLEČKY ČD


PŮDORYS:

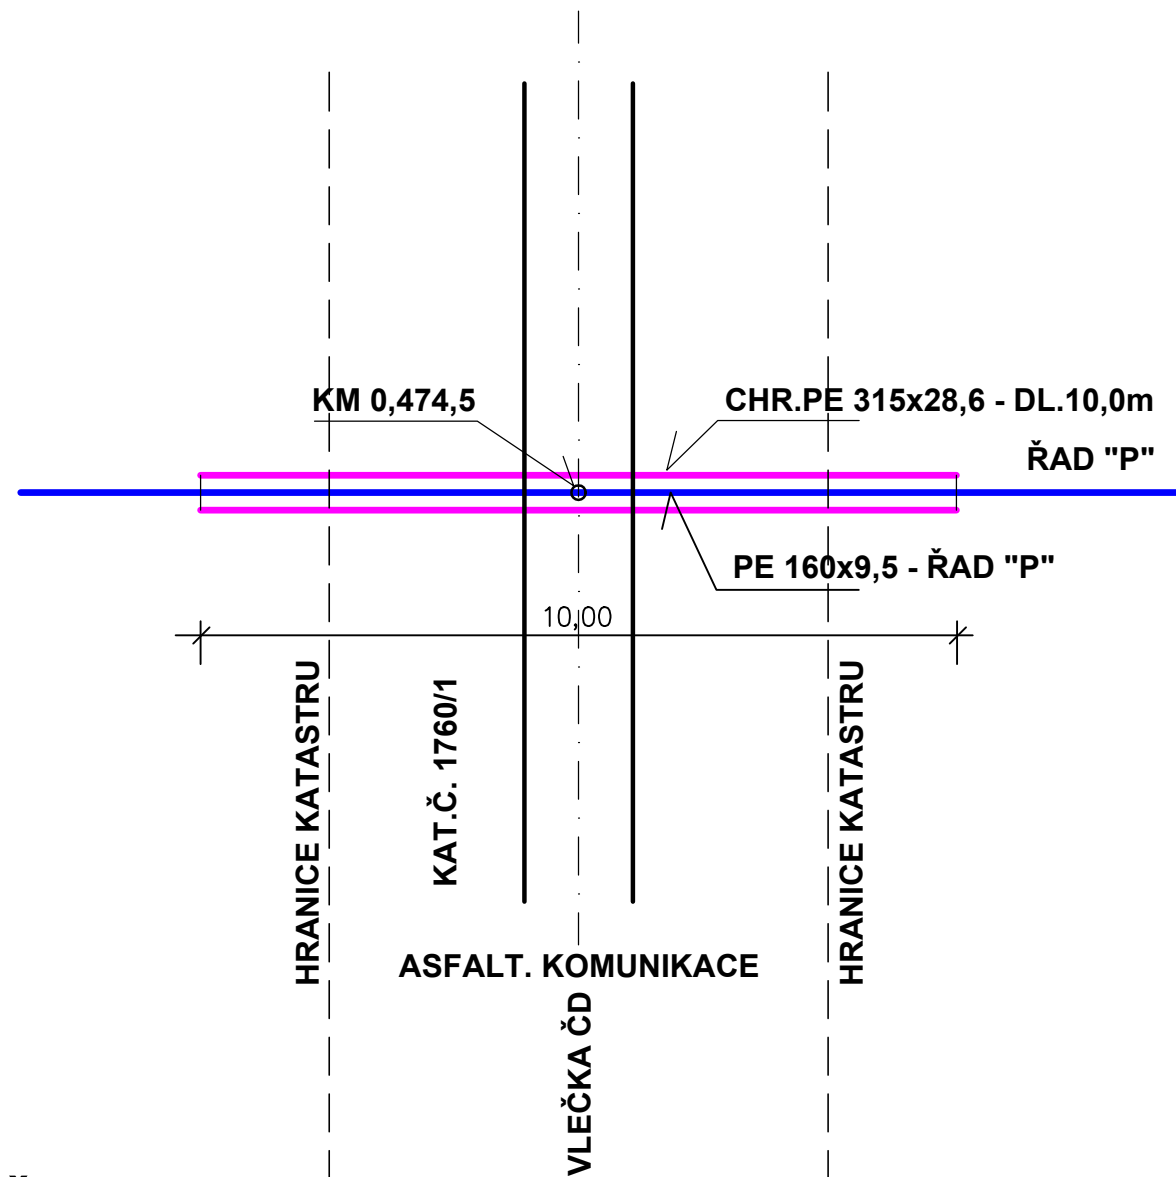


ULOŽENÍ POTRUBÍ V CHRÁNIČCE:

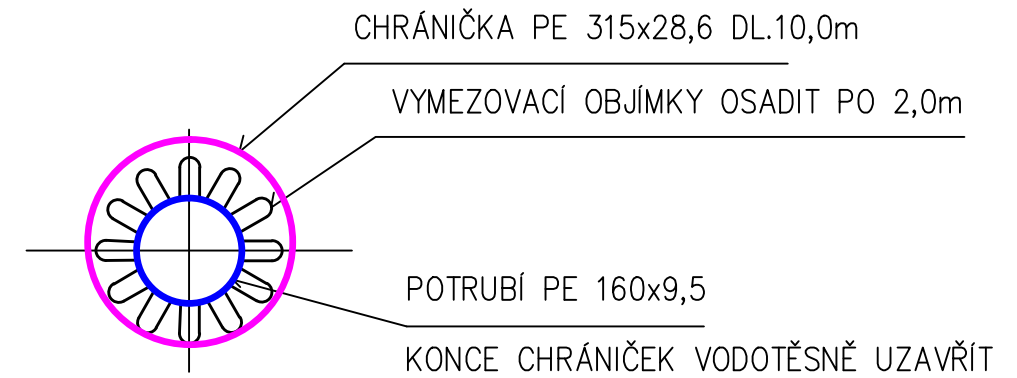

ŘEZ:

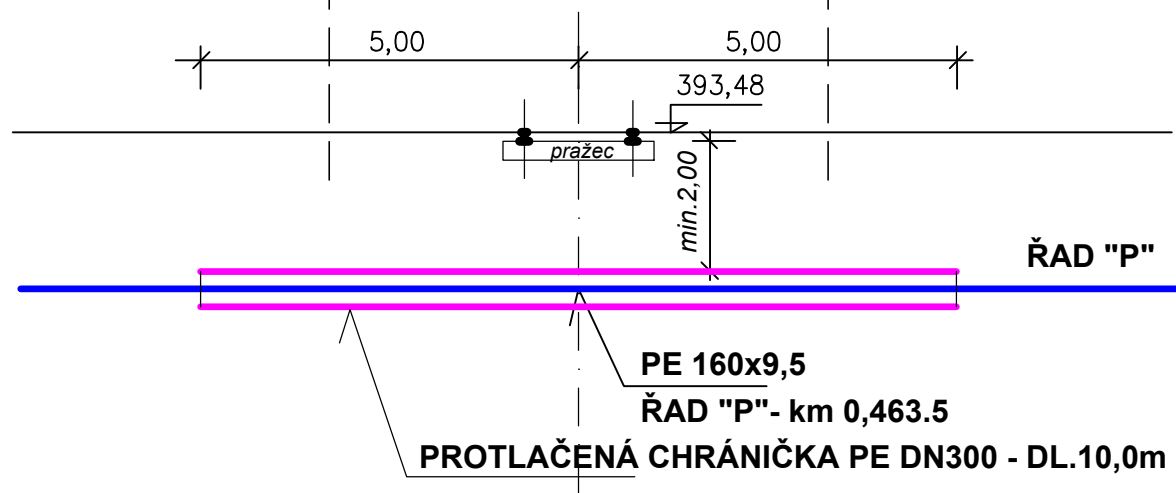

PŘED ZAHÁJENÍM ZEMNÍCH PRACÍ JE NUTNÉ POŽÁDAT JEDNOTLIVÉ SPRÁVCE PODZEMNÍCH SÍTÍ O JEJICH PŘESNÉ VYTÝČENÍ A DOZOR PŘI PROVÁDĚNÍ PRACÍ

 KIP spol. s r.o. LITOMYŠL INŽENÝRSKÁ A PROJEKTOVÁ ČINNOST TOULOVCOVO NÁM.156, 570 01 LITOMYŠL	VEDOUcí ZAKÁZKY: JIŘÍ COUFAL	
	KONTROLOVAL: LUBOŠ BARTOŠ	
STUPEŇ: PD PRO VYDÁNÍ SPOLEČNÉHO POVOLENÍ STAVBY	VYPRACOVAL: JIŘÍ COUFAL	
INVESTOR: VODÁRENSKÁ SPOLEČNOST ČESKÁ TŘEBOVÁ. s.r.o.	MÍSTO STAVBY: ČESKÁ TŘEBOVÁ	
STAVBA: Rekonstrukce vodovodu ul. Semanínská - Česká Třebová	PROFESE: VODOHOSPODÁŘSKÁ	
	ZAK.Č.: 3035-47	DATUM: 03/2019
VÝKRES: PODCHOD VLEČKY ČD	MĚŘÍTKO: 1:100	Č.VÝKR.: D.3