

Legenda elektroinstalace

- 1 IP 20 p.o.
- zásuvka IP 20 p.o.
- 1/0 tlačítko IP 20 p.o.(ovládají ventilátory s doběhovým kontaktem)

Legenda svítidel

technický popis je v listu svítidel v tech.zprávě  
A – zář.sv.2x36W IP40 stavebnicové, přisazené zdroj Z36W Ra80+

Vývody kabelů z DB1.NP

- sv.o.č.1 – CYKY 3x1.5 WL1
- XC/1 – CYKY 3x2.5 WLZ1
- XC/2 – CYKY 3x2.5 WLZ2
- XT/EOV1 – CYKY 3x2.5 WLEOV1

Uložení kabelů dle ČSN 33 20 00–5–52

\_\_\_\_\_ ve stropě, stěnách pod omítkou (ve stropě hloubka zaříznutí max.1cm) PU

Umístění vypínačů, zásuvek


vypínače – ve výšce 1,1m nad podlahou, pokud není uvedeno jinak  
zásuvky – ve výšce 0,3m nad podlahou, pokud není uvedeno jinak


OCHRANNÉ A DOPLŇUJÍCÍ POSPOJOVÁNÍ dle ČSN 332000–4–41

- a) ochranné pospojování bude zahrnovat ochranný vodič, uzemňovací přívod, konstrukční kovové části, uzemnění topného systému, uzemnění sděl.vodičů,... provést vodičem ČY6ž/zel., který bude připojen na PEN sběrnici v HRK–Z
- b) v místnosti hygienické zázemí bude provedeno doplňující pospojování vodičem ČY4 žl/zel.

Schema napojení DB1.NP

- ÚPRAVY HRK–Z
- OSADIT DIN LIŠTU, UPRAVIT MASKU
- NOVĚ PROPOJIT CY VODIČI, OSADIT VÝVODOVÉ SVORKY

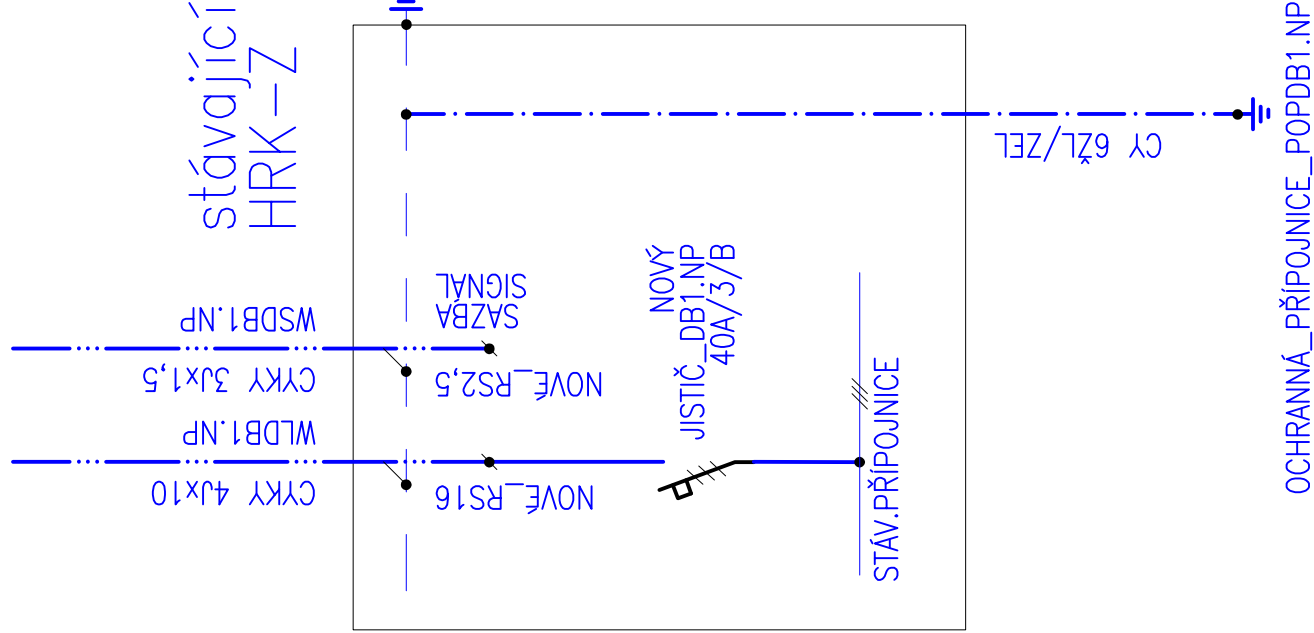

	KIP spol. s r.o. LITOMÝŠL INŽENÝRSKÁ A PROJEKTOVÁ ČINNOST TOULOVCOVO NÁM. 156, 570 01 LITOMÝŠL		VEDOUcí ZAKÁZKY	ING. PETR ABSOLON
			ZODP. PROJEKTANT	PAVEL BARTOŇ
VYPRACOVAL	PAVEL BARTOŇ	MÍSTO STAVBY ČESKÁ TREBOVÁ	DATUM 06/2019	
STUPEN	TECHNICKÁ POMOC		ZNAČ. 3258-42	
INVESTOR	Město Česká Třebová, Staré náměstí 78, 560 02 Česká Třebová		C.PARSE	
STAVBA	OPRAVY ROZVODŮ ZTI ZŠ USTEČKA			
VÝKRES SVĚTELNÉ, ZÁS., MOT.ROZVODY 1.NP	MĚŘÍTKO 1:50	PROJESE SILNOPROUDÁ ELEKTROTECHNIKA	ČÍSLO D.1.4.3.2	

3PEN AC 50Hz 400V/TN–C 3NPE AC 50Hz 400V/TN–S  
OCHRANA AUTOMATICKÝM ODPOJENÍM OD ZDROJE