



PŮDORYS části 2.NP – WC

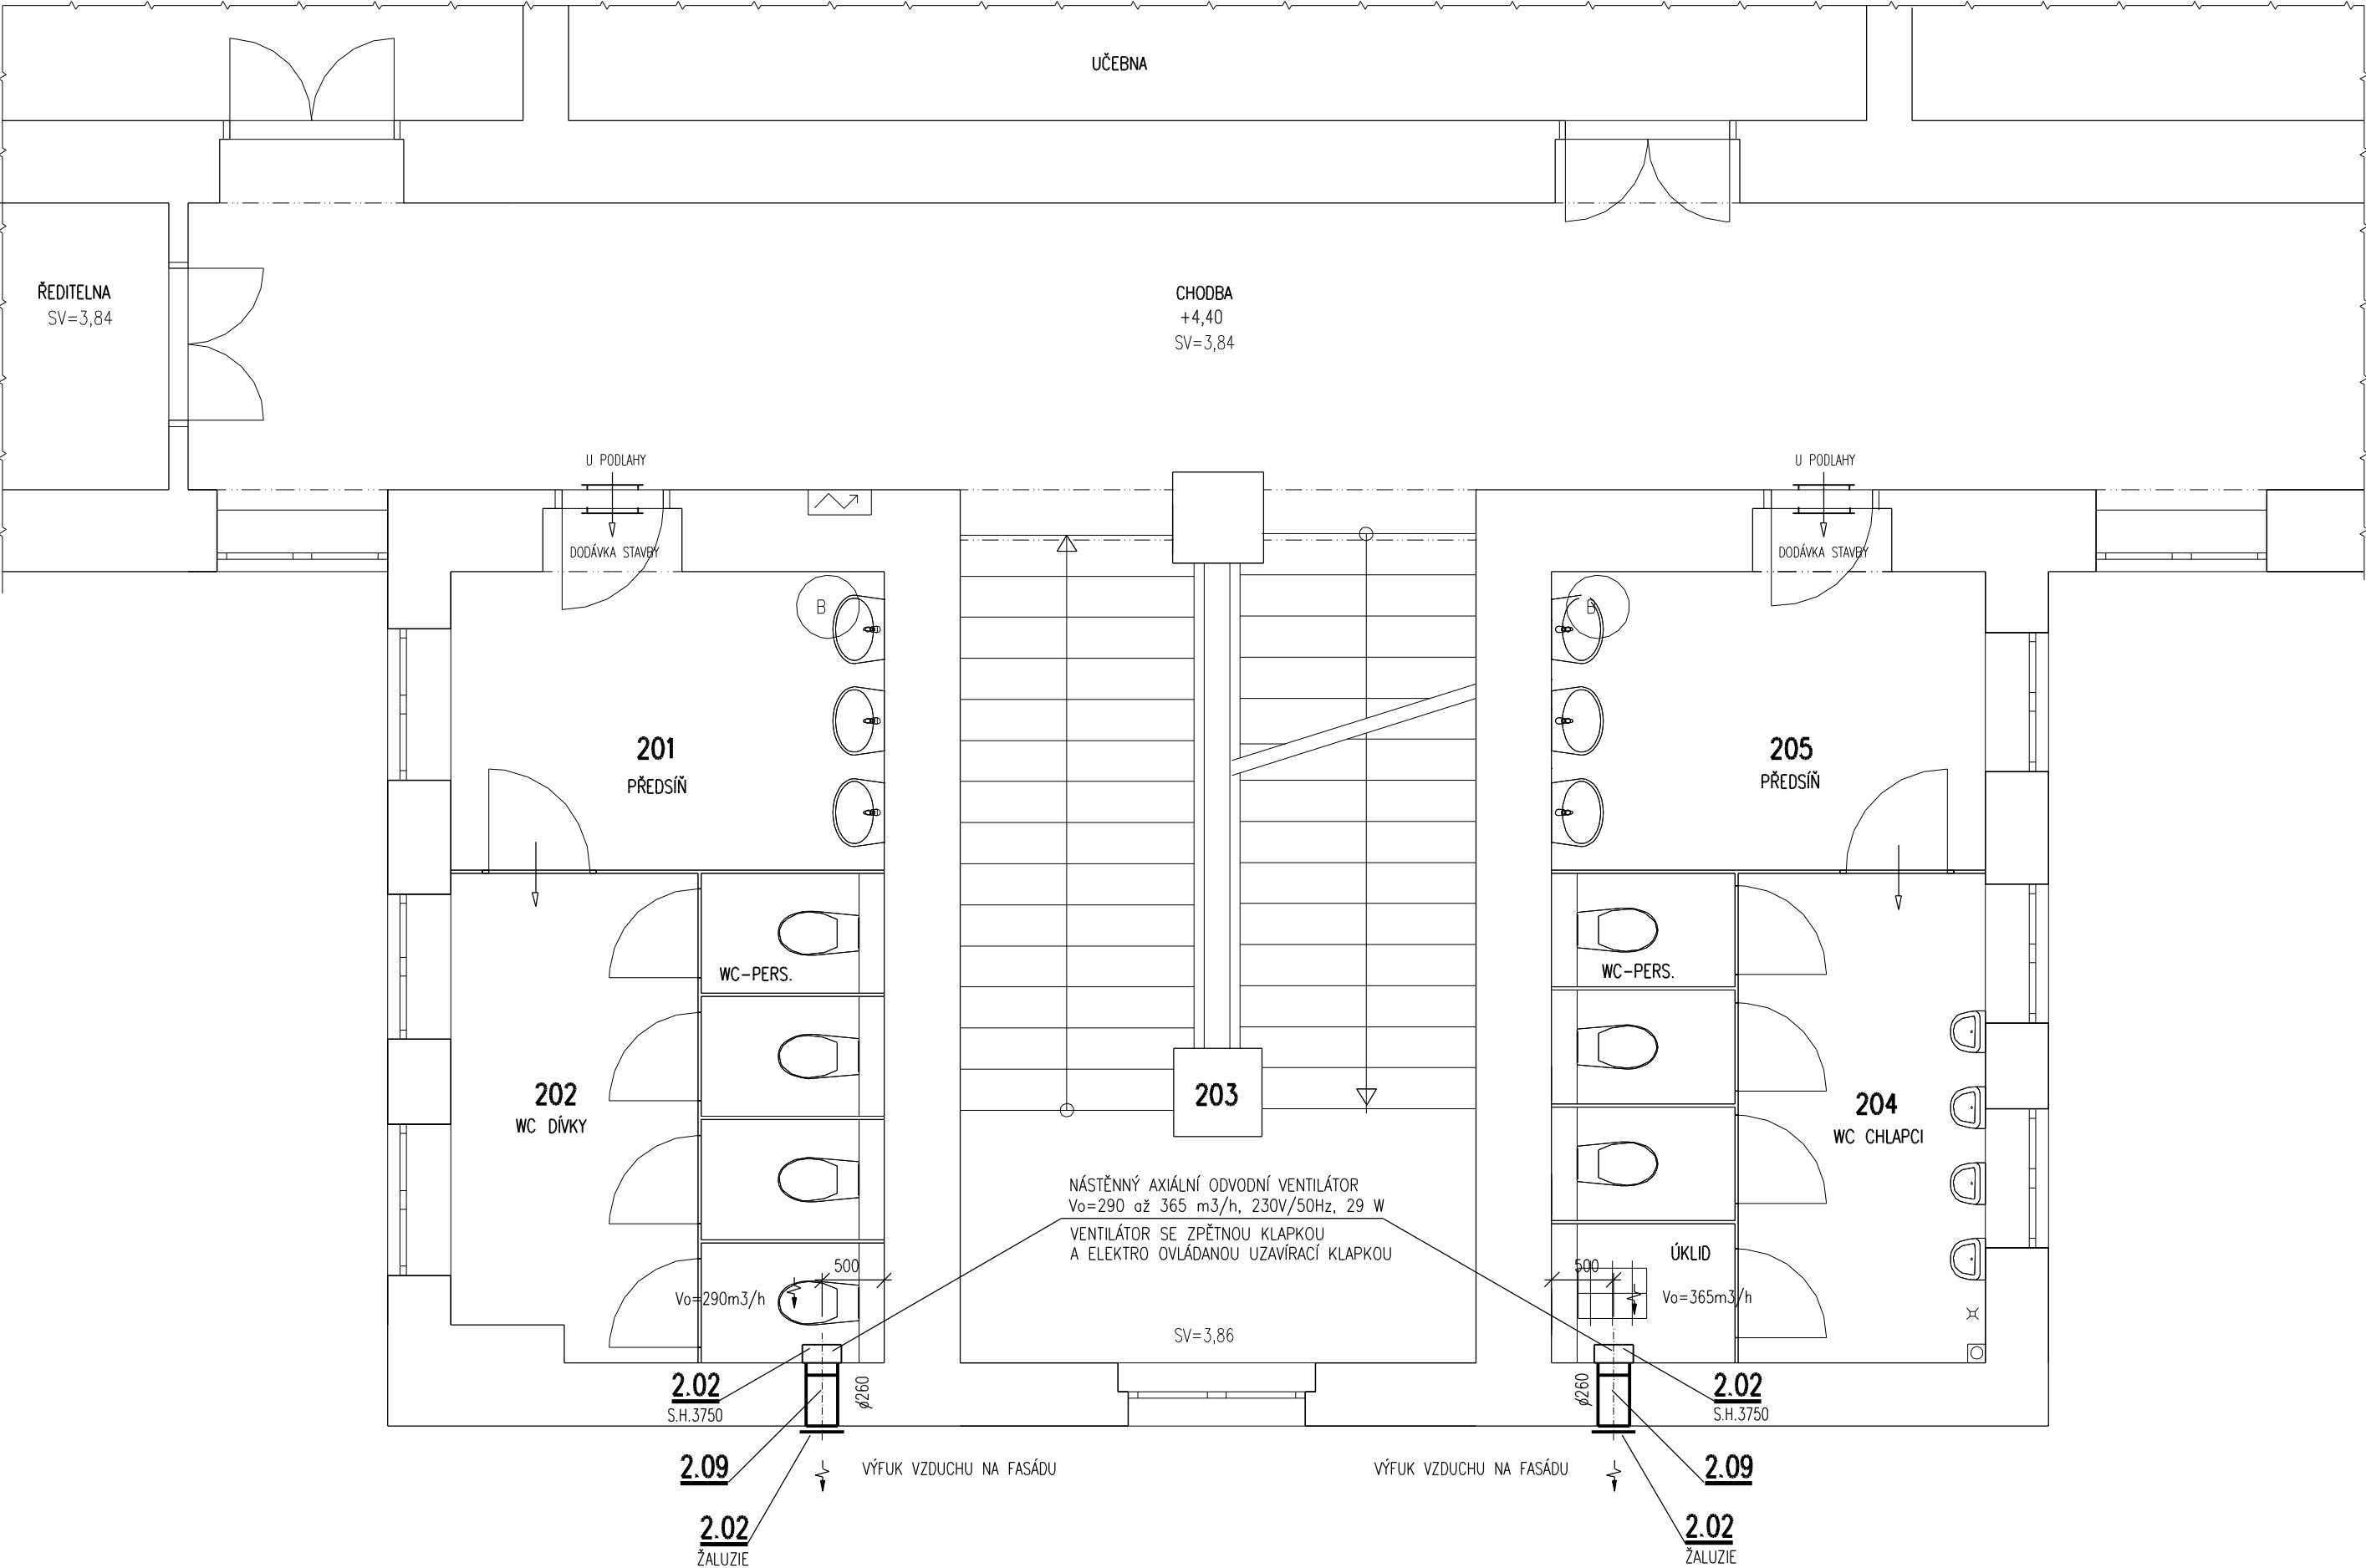

UPOZORNĚNÍ VZD


- 1) S.H. = SPODNÍ HRANA VZDUCHOTECHNICKÉHO POTRUBÍ NEBO ZAŘÍZENÍ OD PODLAHY
VÝŠKY POTRUBÍ JSOU VZTAŽENY K PODLAŽE MÍSTNOSTI, KTEROU POTRUBÍ PROCHÁZÍ.
- 2) OZNAČENÍ POTRUBÍ ----- ZNAČÍ POTRUBÍ S TEPELNOU a ZVUKOVOU IZOLACÍ
- 3) POTRUBÍ BUDE ZAVĚŠENO ZE STROPU NEBO PODEPŘENO ZE ZDI A BUDE ULOŽENO PŘES GUMOVÉ PODLOŽKY
- 4) ZÁVĚSY NEBO PODPORY POTRUBÍ PROVÉST VE VZDÁLENOSTI 1,5 m DLE ZVÝKLOSTÍ
MONTÁŽNÍ FIRMY (PŘESNÉ UMÍSTĚNÍ URČÍ ŠEFMONTÉR VZDUCHOTECHNIKY). MATERIÁL ODOLÁVAJÍCÍ KOROZI
- 5) PROSTUPY ZDMI PROVEDE STAVBA
- 6) PROSTUPY POTRUBÍ VZD OBVODOVÝMI STĚNAMI BUDE PROVEDENO S TRVALE VZDUCHOTĚSNÝM NAPOJENÍM POTRUBÍ
NA VNITRNÍ OMÍTKU POMOCÍ K TOMU PŘÍSLUŠNÝCH SYSTÉMOVÝCH PÁSEK NALEPENÝCH NA PLECHOVÉ POTRUBÍ !!
- 7) POPIS OVLÁDÁNÍ VIZ TECHNICKÁ ZPRÁVA VZDUCHOTECHNIKY
- 8) NEDÍLNOU SOUČÁSTÍ TĚTO VÝKRESOVÉ DOKUMENTACE JE TECHNICKÁ ZPRÁVA A TECH.SPECIFIKACE TOHOTO PROJEKTU !!
- 9) PŘED MONTÁŽÍ i v PRUBĚHU MONTÁŽE JE NUTNÁ KOORDINACE S PROFESEMI ZDRAVOTNÍ INSTALACE
VYTÁPĚNÍ, ELEKTRO, SLABOPROUD, TECHNOLOGIE, STAVBA.

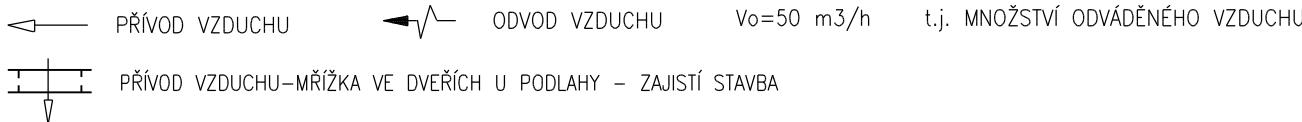

PŘESNÝ TECHNICKÝ POPIS JEDNOTLIVÝCH VZDUCHOTECHNICKÝCH ZAŘÍZENÍ, POTRUBÍ A TEPELNÝCH IZOLACÍ VIZ TECHNICKÁ SPECIFIKACE VZDUCHOTECHNIKY !!!

POZNÁMKA

PŘI PROVÁDĚNÍ JE NUTNO POSTUPOVAT DLE PLATNÝCH ČSN A TECHNOLOGICKÝCH PRAVIDEL S OHLEDEM NA VŠECHNY PLATNÉ PŘEDPISY BOZP.
POKUD DOJDE PŘI PROVÁDĚNÍ K NEJASNOSTEM NEBO NEPŘEDVÍDANÝM OKOLNOSTEM JE NUTNO NEPRODLENĚ INFORMOVAT PROJEKTANTA A UPŘESNIT DALŠÍ POSTUP PRACÍ.

 KIP spol. s r.o. LITOMYŠL IČO 15036499 INŽENÝRSKÁ A PROJEKTOVÁ ČINNOST TOULOVCOVO NÁM.156,570 01 LITOMYŠL		VEDOUČÍ ZAKÁZKY ing. PETR ABSOLON	
MÍSTO STAVBY Česká Třebová		VYPRACOVAL ing. LIBOR SAUER	
STUPĚŇ DOKUMENTACE PRO PROVÁDĚNÍ STAVBY		DATUM 11/2019	
INVESTOR MĚSTO ČESKÁ TŘEBOVÁ, STARÉ NÁMĚSTÍ 78, 560 02 ČESKÁ TŘEBOVÁ		ZAK.Č. 3258-42	
STAVBA REKONSTRUKCE HYGIENICKÝCH ZAŘÍZENÍ ZŠ ÚSTECKÁ		Č.PARÉ	
VÝKRES PŮDORYS VZD upravované části 2.NP		MĚŘÍTKO 1:50	PROFESE D.1.4.4 VZDUCHOTECHNIKA
		Č.VÝKR. D.1.4.4-4	