



2.NP

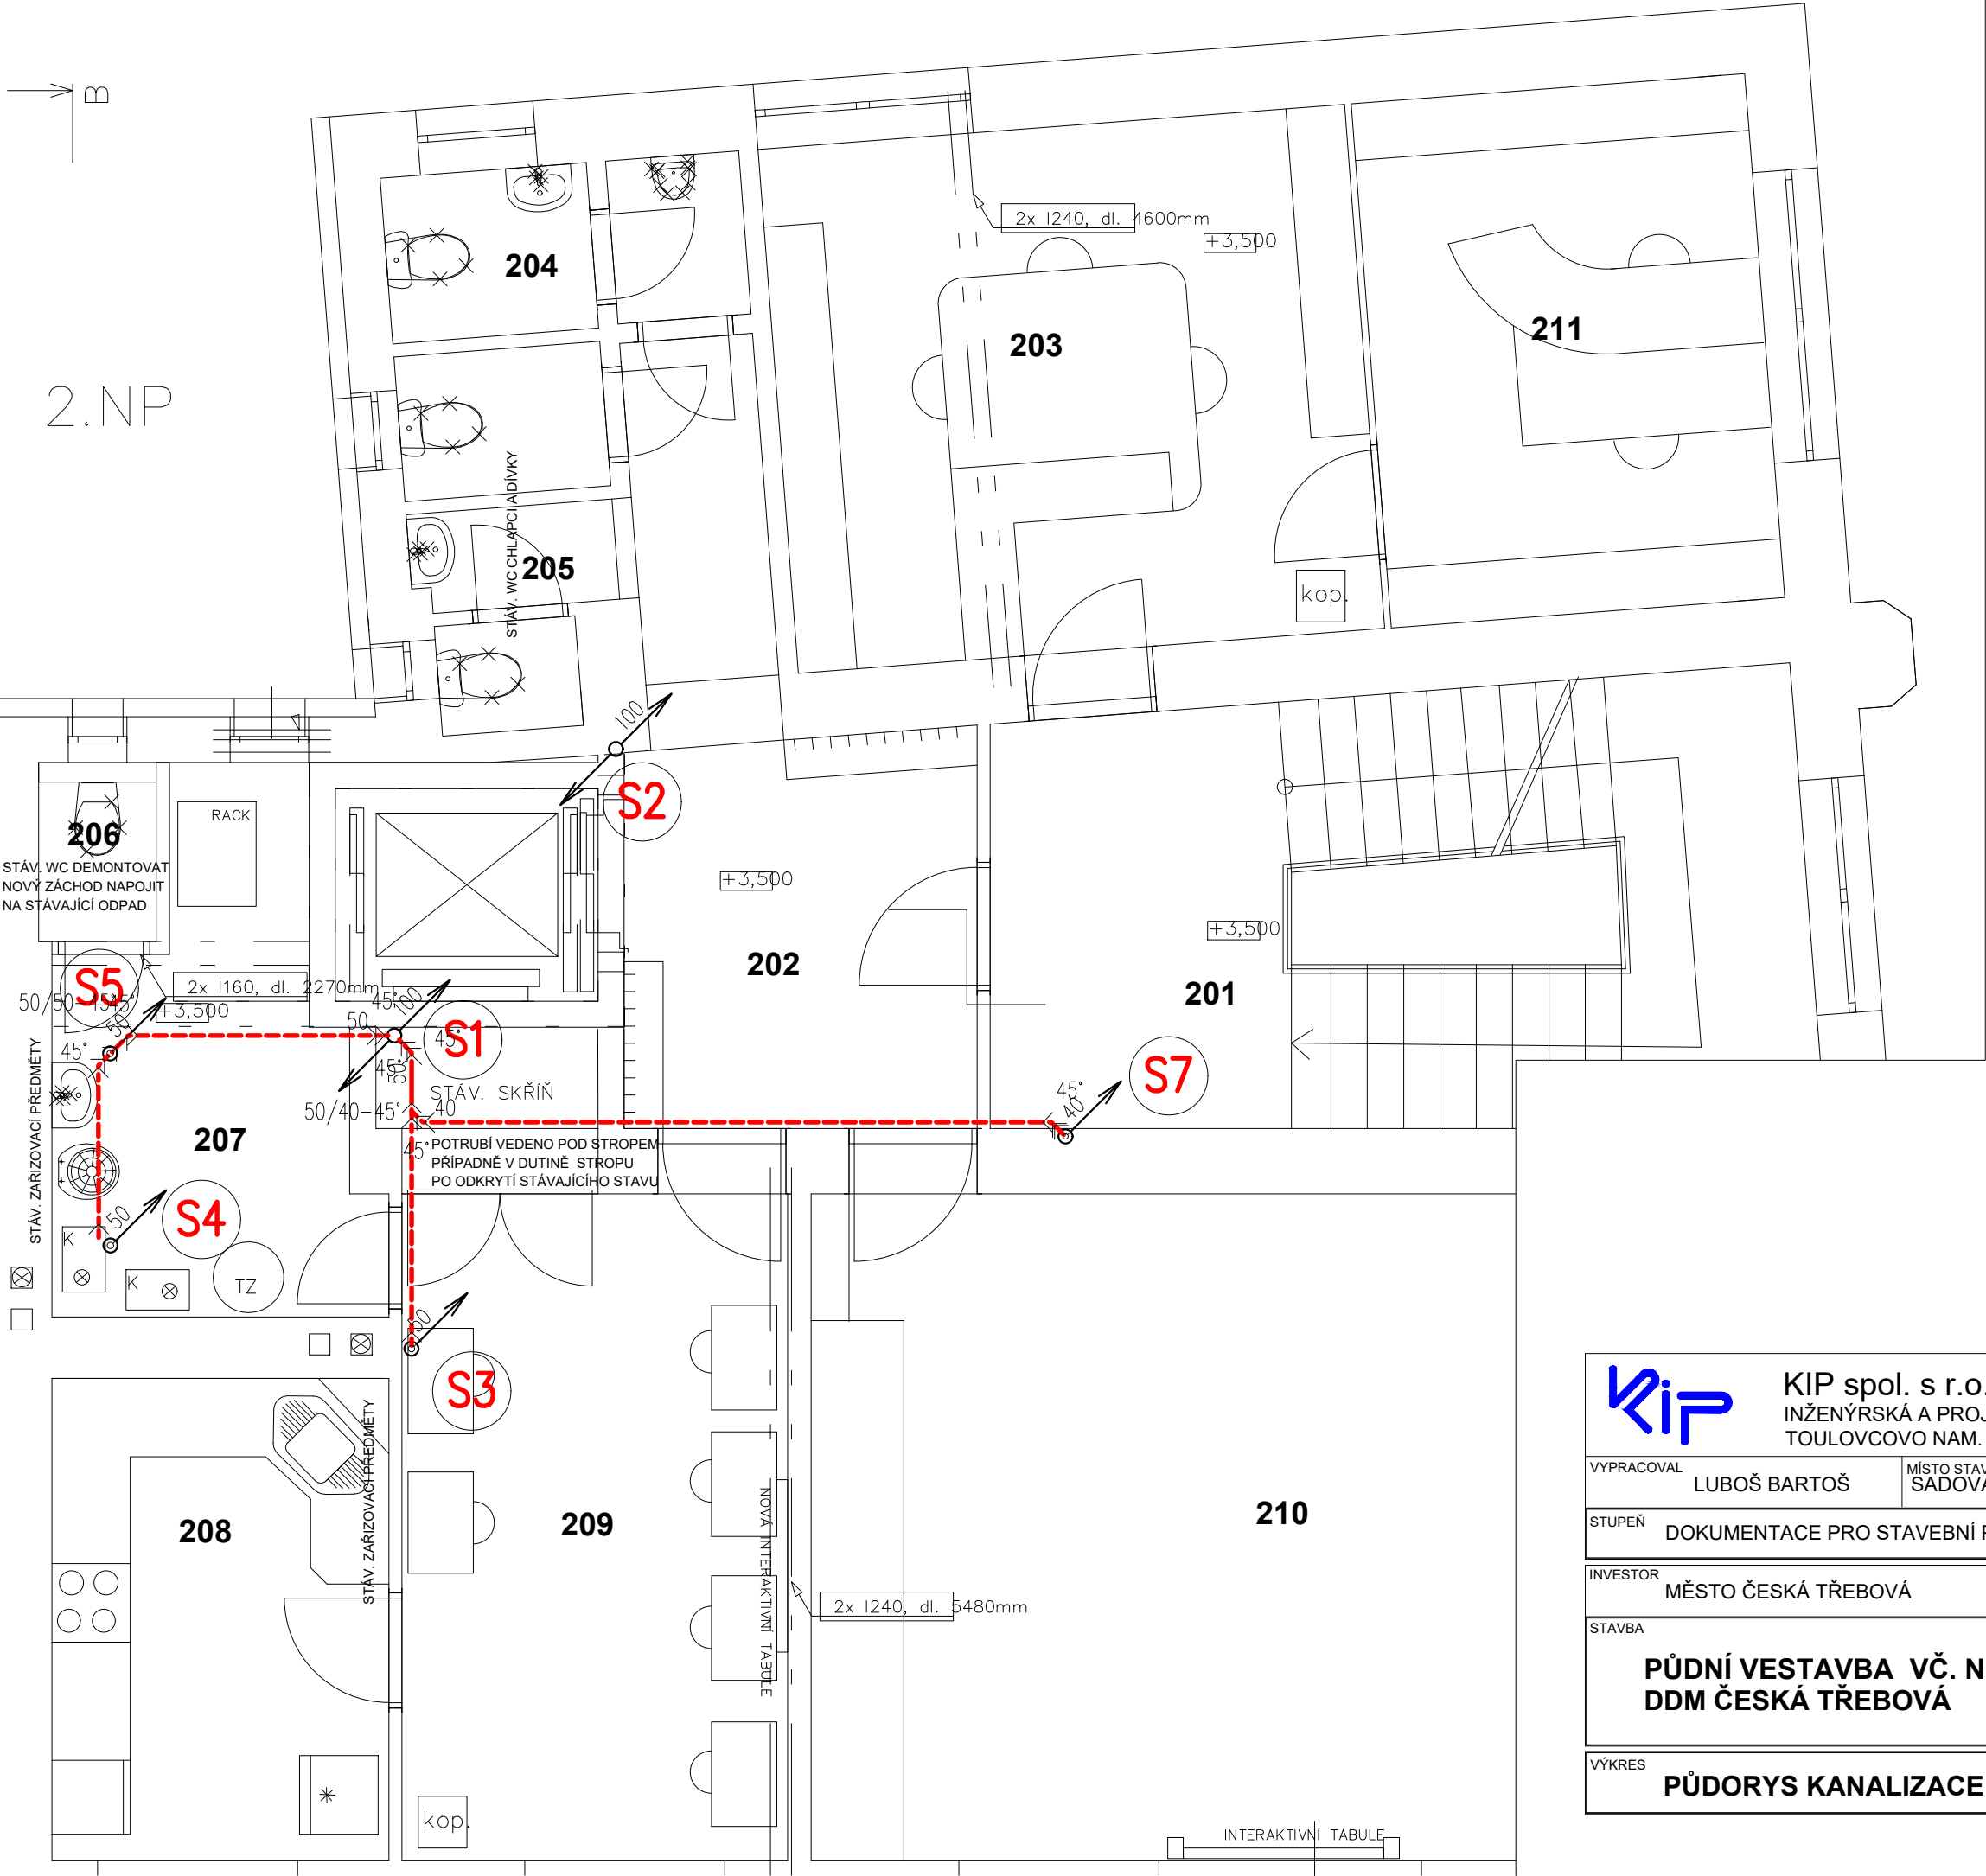

TABULKA MÍSTNOSTÍ 2.NP	
Č.	Název místnosti
201	SCHODIŠTĚ
202	CHODBA
203	KANCELÁŘ
204	WC-CHLAPCI
205	WC-DÍVKY
206	WC PERSONÁL
207	TECHNICKÁ MÍSTNOST
208	KUCHYŇKA
209	KLUBOVNA
210	KLUBOVNA
211	KANCELÁŘ

<div></div> <div>KIP spol. s r.o. LITOMYŠL INŽENÝRSKÁ A PROJEKTOVÁ ČINNOST TOULOVCOVO NAM. 156, 570 01 LITOMYŠL</div>		VEDOUČÍ ZAKÁZKY ING. PETR ABSOLON		
		ZODP. PROJEKTANT LUBOŠ BARTOŠ		
VYPRACOVAL LUBOŠ BARTOŠ		MÍSTO STAVBY ŠADOVÁ 1385, ČESKÁ TŘEBOVÁ	DATUM 1/2017	
STUPEŇ DOKUMENTACE PRO STAVEBNÍ POVOLENÍ			ZAK. Č. 3023-42	
INVESTOR MĚSTO ČESKÁ TŘEBOVÁ			Č.PARÉ	
STAVBA PŮDNÍ VESTAVBA VČ. NOVÉHO VÝTAHU DDM ČESKÁ TŘEBOVÁ				
VÝKRES PŮDORYS KANALIZACE 2.NP		MĚŘÍTKO 1:50	PROFESE D.1.4.1. ZTI	Č.VÝKR. 4.