

PROJEKT

"ZŠ Česká Třebová - přístavba toalet"

Česká Třebová

INVESTOR

Česká Třebová
Staré náměstí 78, Česká Třebová 560
02

INŽENÝRING STAVBY

ARCHITEKT

MOTION construction s.r.o.

GENERÁLNÍ PROJEKTANT

MOTION construction s.r.o.

Zahradní 334, Lubenec 439 83
tel: +420 606 452 280
email: studio@mo-co.cz


ZPRACOVATEL PROFESNÍ ČÁSTI

VYPRACOVAL

Ing. Tomáš Bindr

ZODPOVĚDNÝ PROJEKTANT

Ing. Jiří Dvořák, ČKAIT 0013777

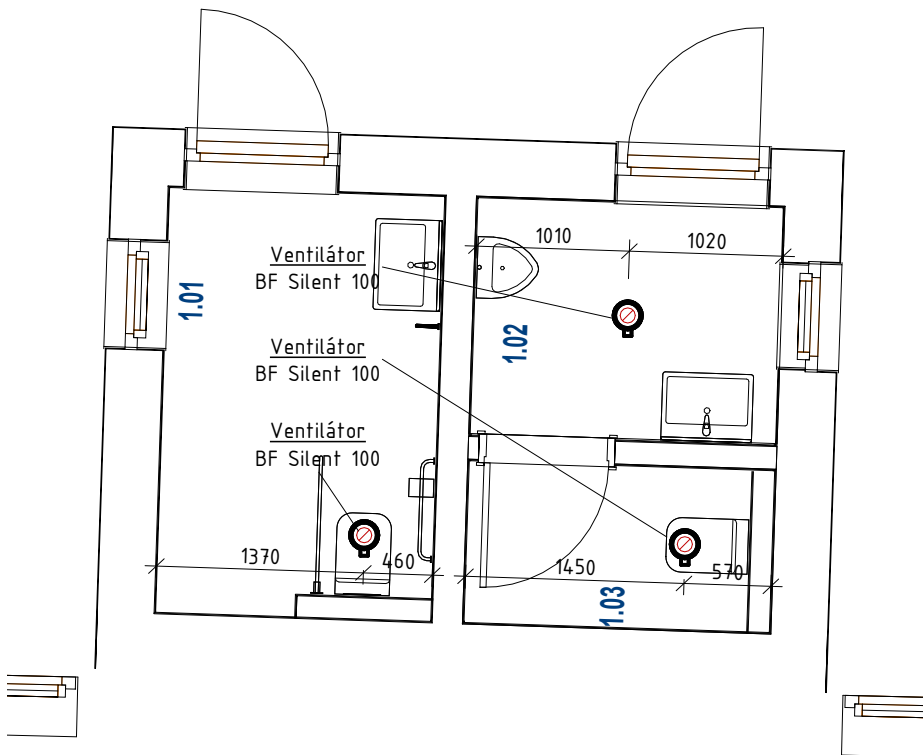

POZNÁMKY:

- U VŠECH PRVKŮ RAL DLE POŽADAVKU INVESTORA
- PROFESE ELEKTRO ZAJISTÍ ELEKTRICKÉ NAPÁJENÍ POTRUBNÍCH VENTILÁTORŮ, PŘESNÉ SPECIFIKACE NUTNO OVĚŘIT U VÝROBCE
- POTRUBÍ JE NA STŘEŠE ZAKONČENO PROTIDEŠŤOVOU STŘÍŠKOU

-KRUHOVÉ POTRUBÍ "SPIRO" SKUPINY I., SPOJE POTRUBÍ BUDOU PO SPOJENÍ A MONTÁŽI SAMOREZNÝCH ŠROUBŮ PŘELEPENY TĚSNIČÍ PÁSKOU Z DŮVODU TĚSNOSTI ROZVODŮ VZT.
MAXIMÁLNÍ POVOLENÁ NETĚSNOST VZDUCHOVODŮ KRUHOVÉHO PRŮŘEZU TYPU SPIRO JE 1,2 m³/h.m² PLOCHY VZDUCHOVODU, PŘI TLAKOVÉ ZKUŠEBNÍ DIFERENCI VNĚ A UVNITŘ VZDUCHOVODŮ 500 PA.

-V RÁMCI VYPRACOVÁNÍ PROJEKTOVÉ DOKUMENTACE VZT NEBYLY ZADAVATELEM ANI GENERÁLNÍM PROJEKTANTEM ZADÁNY PODKLADY PRO PBŘ (POŽÁRNĚ BEZPEČNOSTNÍ ŘEŠENÍ)

± 0,000 = +330,59 m. n. m.

STUPEŇ

DPS

ČÁST

D 1.4.1

OBJEKT

VÝKRES

Půdorys

DATUM
2/2024

REVIZE

MĚŘÍTKO
1 : 50

PARÉ

ČÍSLO VÝKRESU
D 1.4.1.02