



3.NP

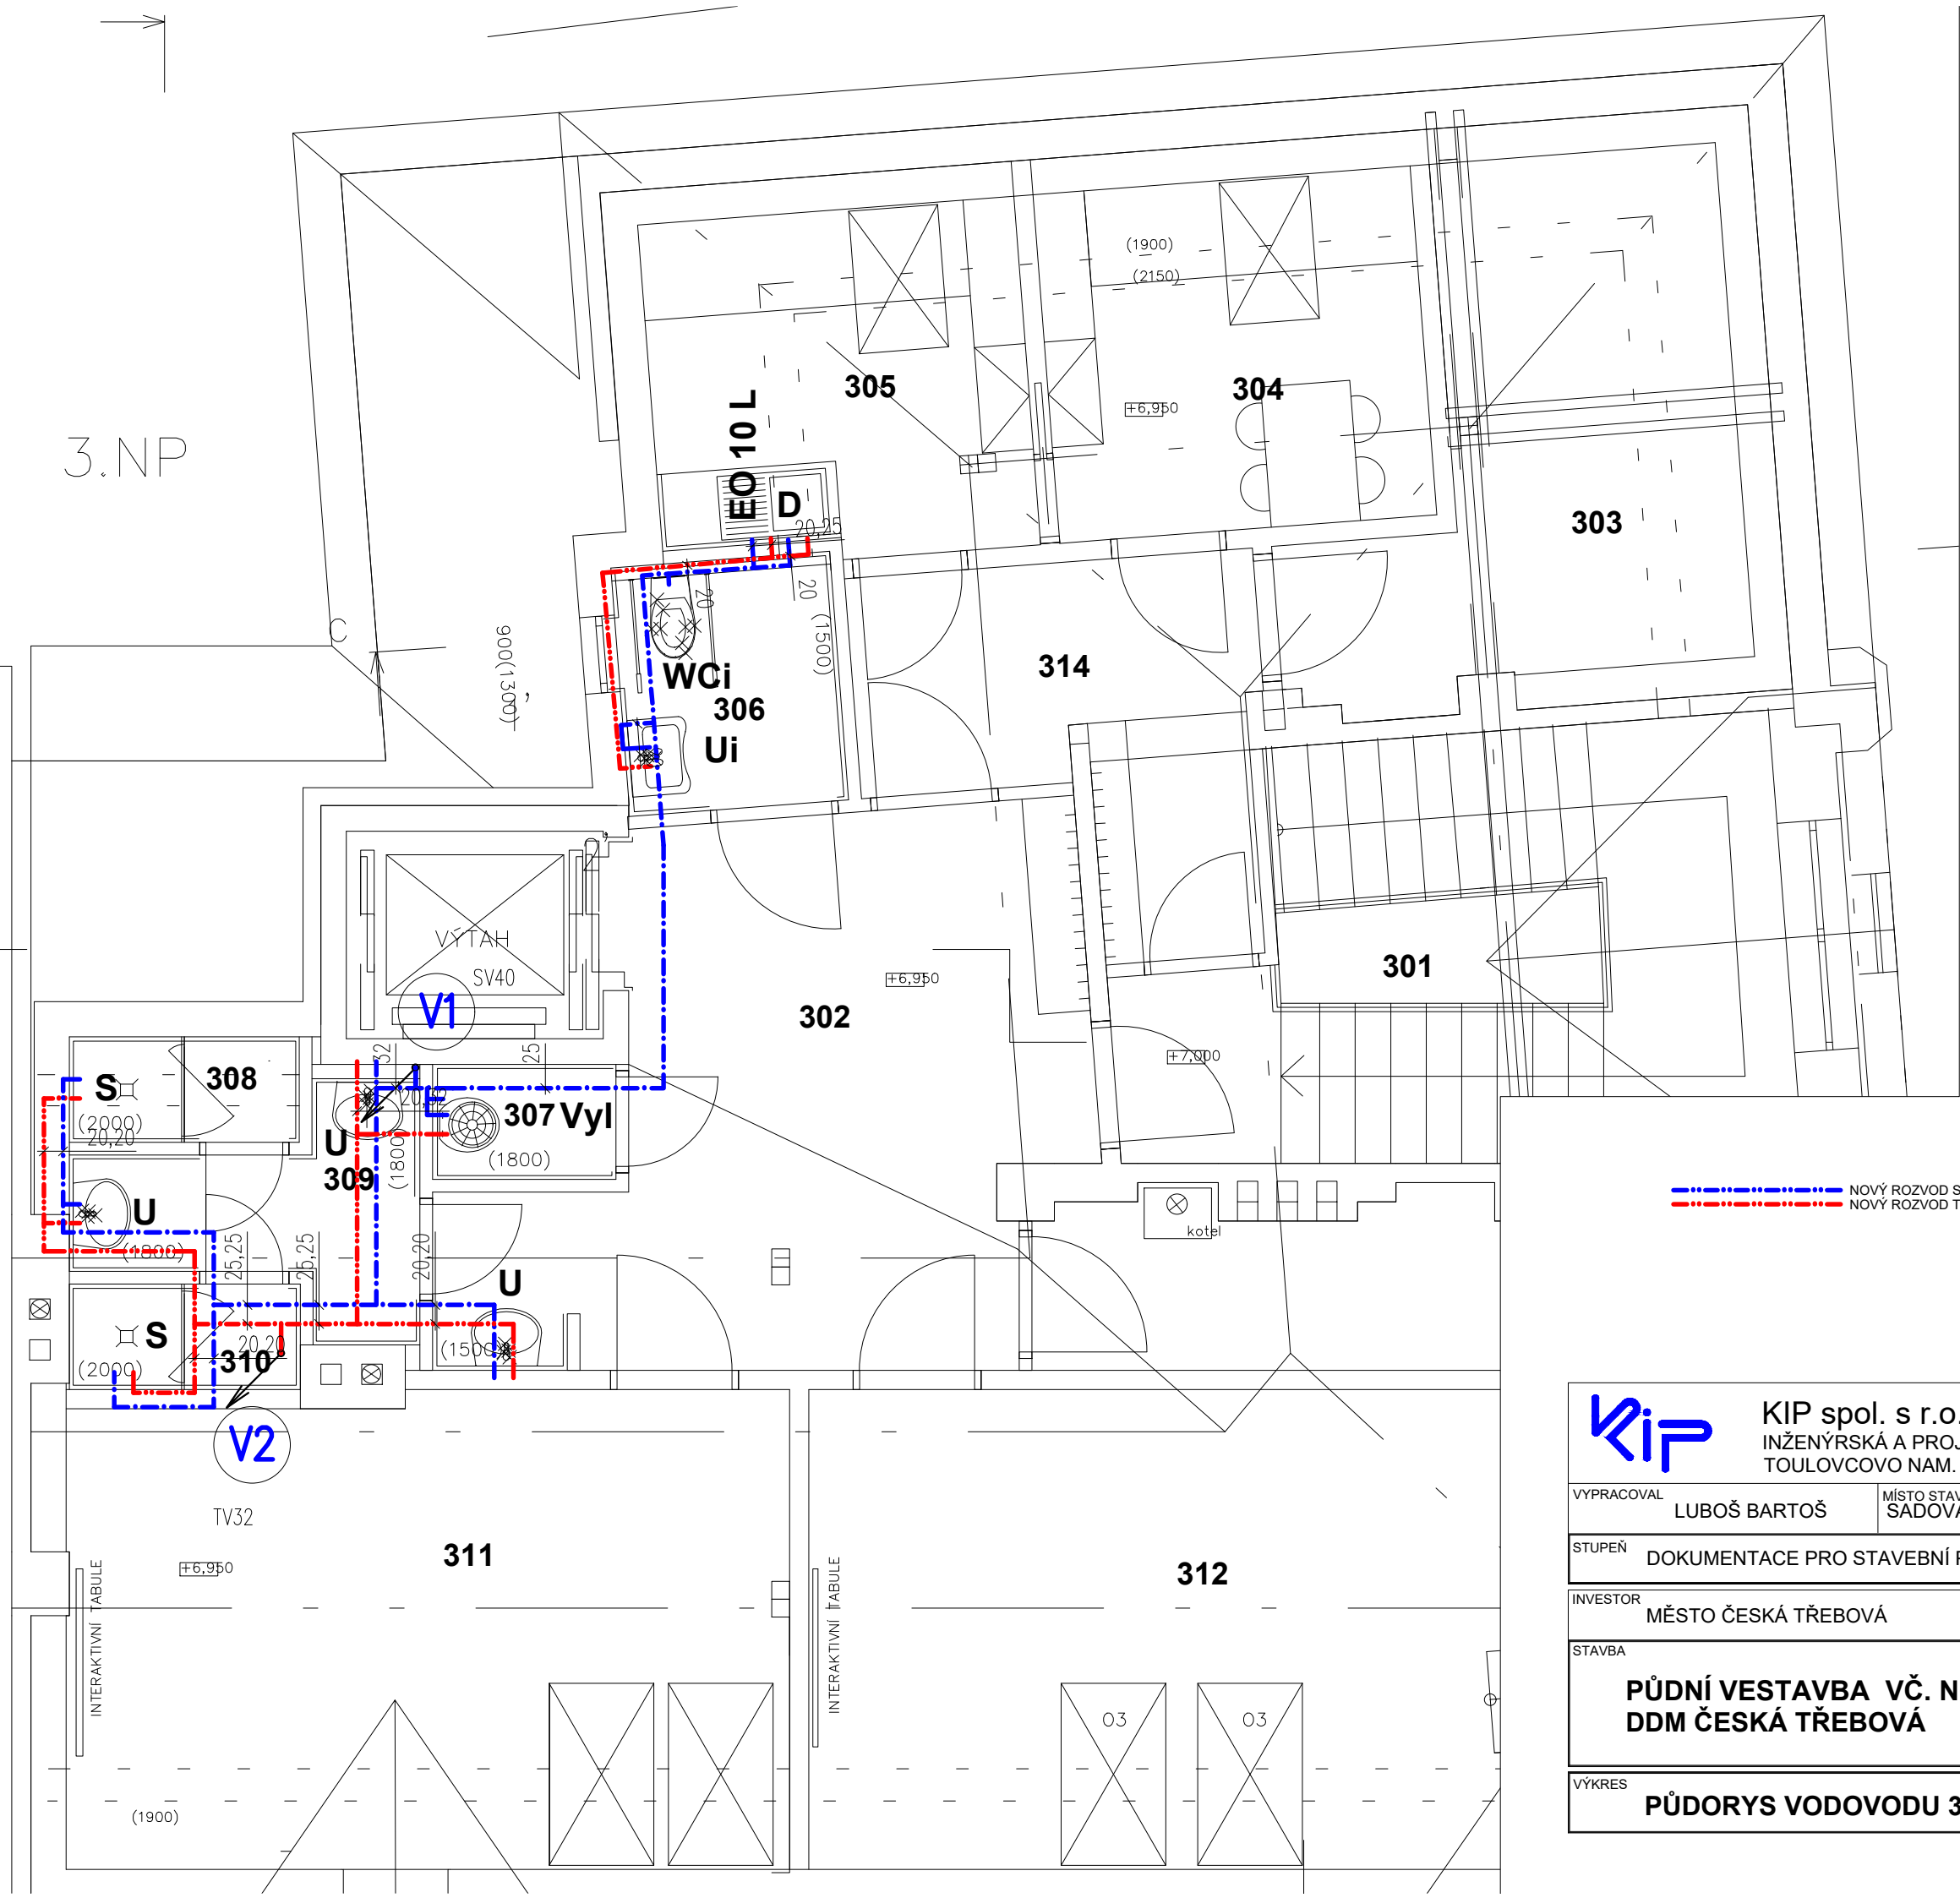

TABULKA MÍSTNOSTÍ 3NP	
Č.	Název místnosti
301	SCHODIŠTĚ
302	CHODBA
303	SKLAD
304	KABINET
305	KABINET
306	BEZBARIÉR. WC
307	ÚKLID. KOMORA
308	SPRCHA-DÍVKY
309	PŘEDSÍŇ SPRCH
310	SPRCHA-CHLAPCI
311	KLUBOVNA
312	KLUBOVNA
313	SKLAD
314	CHODBA

— — — — — NOVÝ ROZVOD STUDENÉ VODY
— — — — — NOVÝ ROZVOD TEPLÉ VODY

<div></div> <div>KIP spol. s r.o. LITOMYŠL INŽENÝRSKÁ A PROJEKTOVÁ ČINNOST TOULOVCOVO NAM. 156, 570 01 LITOMYŠL</div>		VEDOUČÍ ZAKÁZKY ING. PETR ABSOLON				
		ZODP. PROJEKTANT LUBOŠ BARTOŠ				
VYPRACOVAL LUBOŠ BARTOŠ		MÍSTO STAVBY ŠADOVÁ 1385, ČESKÁ TŘEBOVÁ		DATUM 1/2017		
STUPEŇ DOKUMENTACE PRO STAVEBNÍ POVOLENÍ				ZAK. Č. 3023-42		
INVESTOR MĚSTO ČESKÁ TŘEBOVÁ				Č.PARÉ		
STAVBA PŮDNÍ VESTAVBA VČ. NOVÉHO VÝTAHU DDM ČESKÁ TŘEBOVÁ						
VÝKRES PŮDORYS VODOVODU 3.NP		MĚŘÍTKO 1:50		PROFESE D.1.4.1. ZTI		Č.VÝKR. 9.