



PŮDORYS

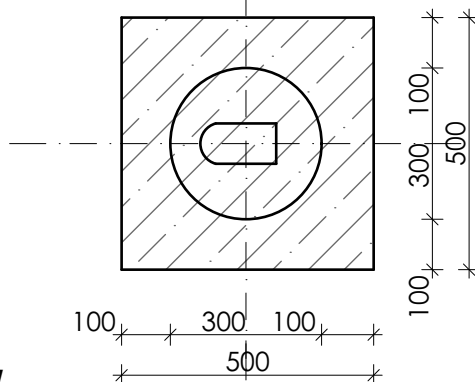

ŘEZ

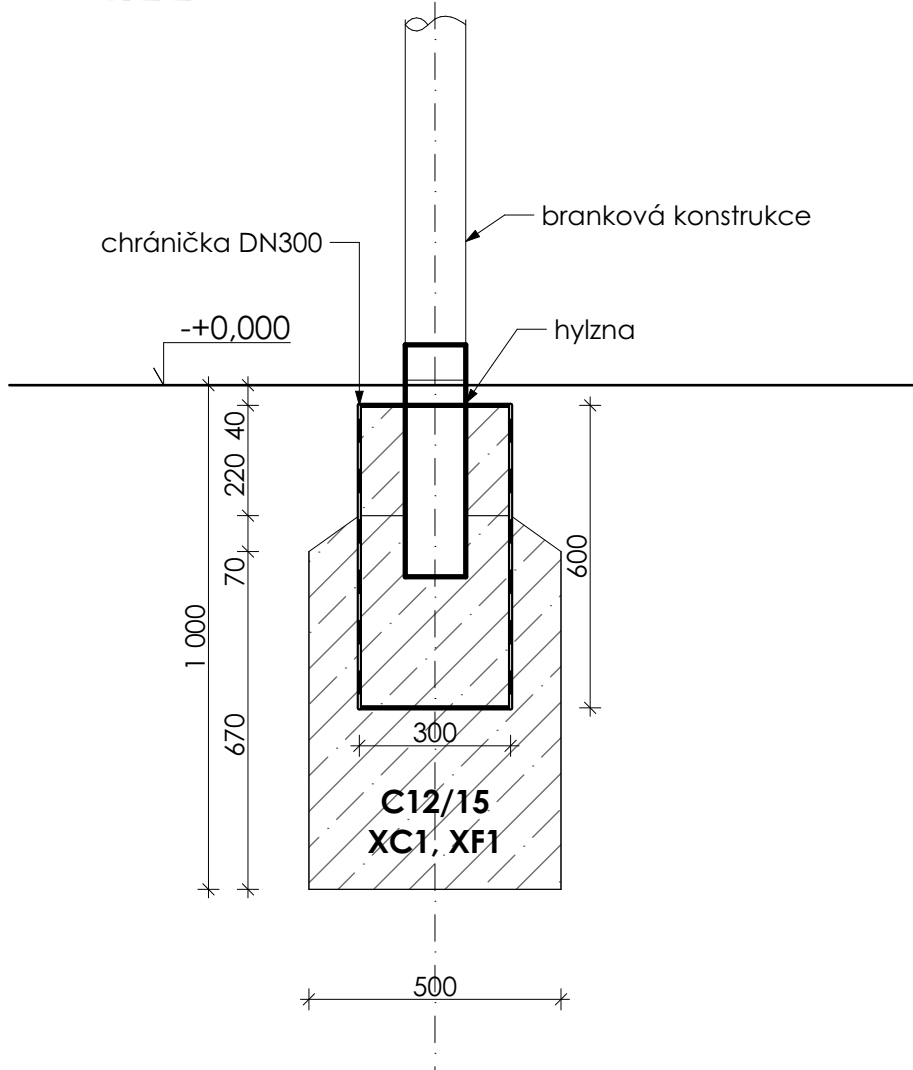

ZOPD. PROJEKTANT: Ing. Jiří Dvořák	VYPRACOVAL: Ing. Jiří Dvořák motion3.14@gmail.com GSM: 606452280	FORMÁT: A4	
KRESLIL: Petr Jandák		MĚŘÍTKO: 1:15	
		STUPEŇ: DPS	
ČÁST: DOKUMENTACE STAVEBNÍCH OBJEKTŮ	INVESTOR: Město Česká Třebová	DATUM: 25.09.2023	
AKCE: REKONSTRUKCE SPORTOVIŠTĚ, ČESKÁ TŘEBOVÁ	VÝKRES: ULOŽENÍ BRANKOVÉ KCE	Č. VÝKRESU: D.1.15	