


Půdorys kotelny – dispozice

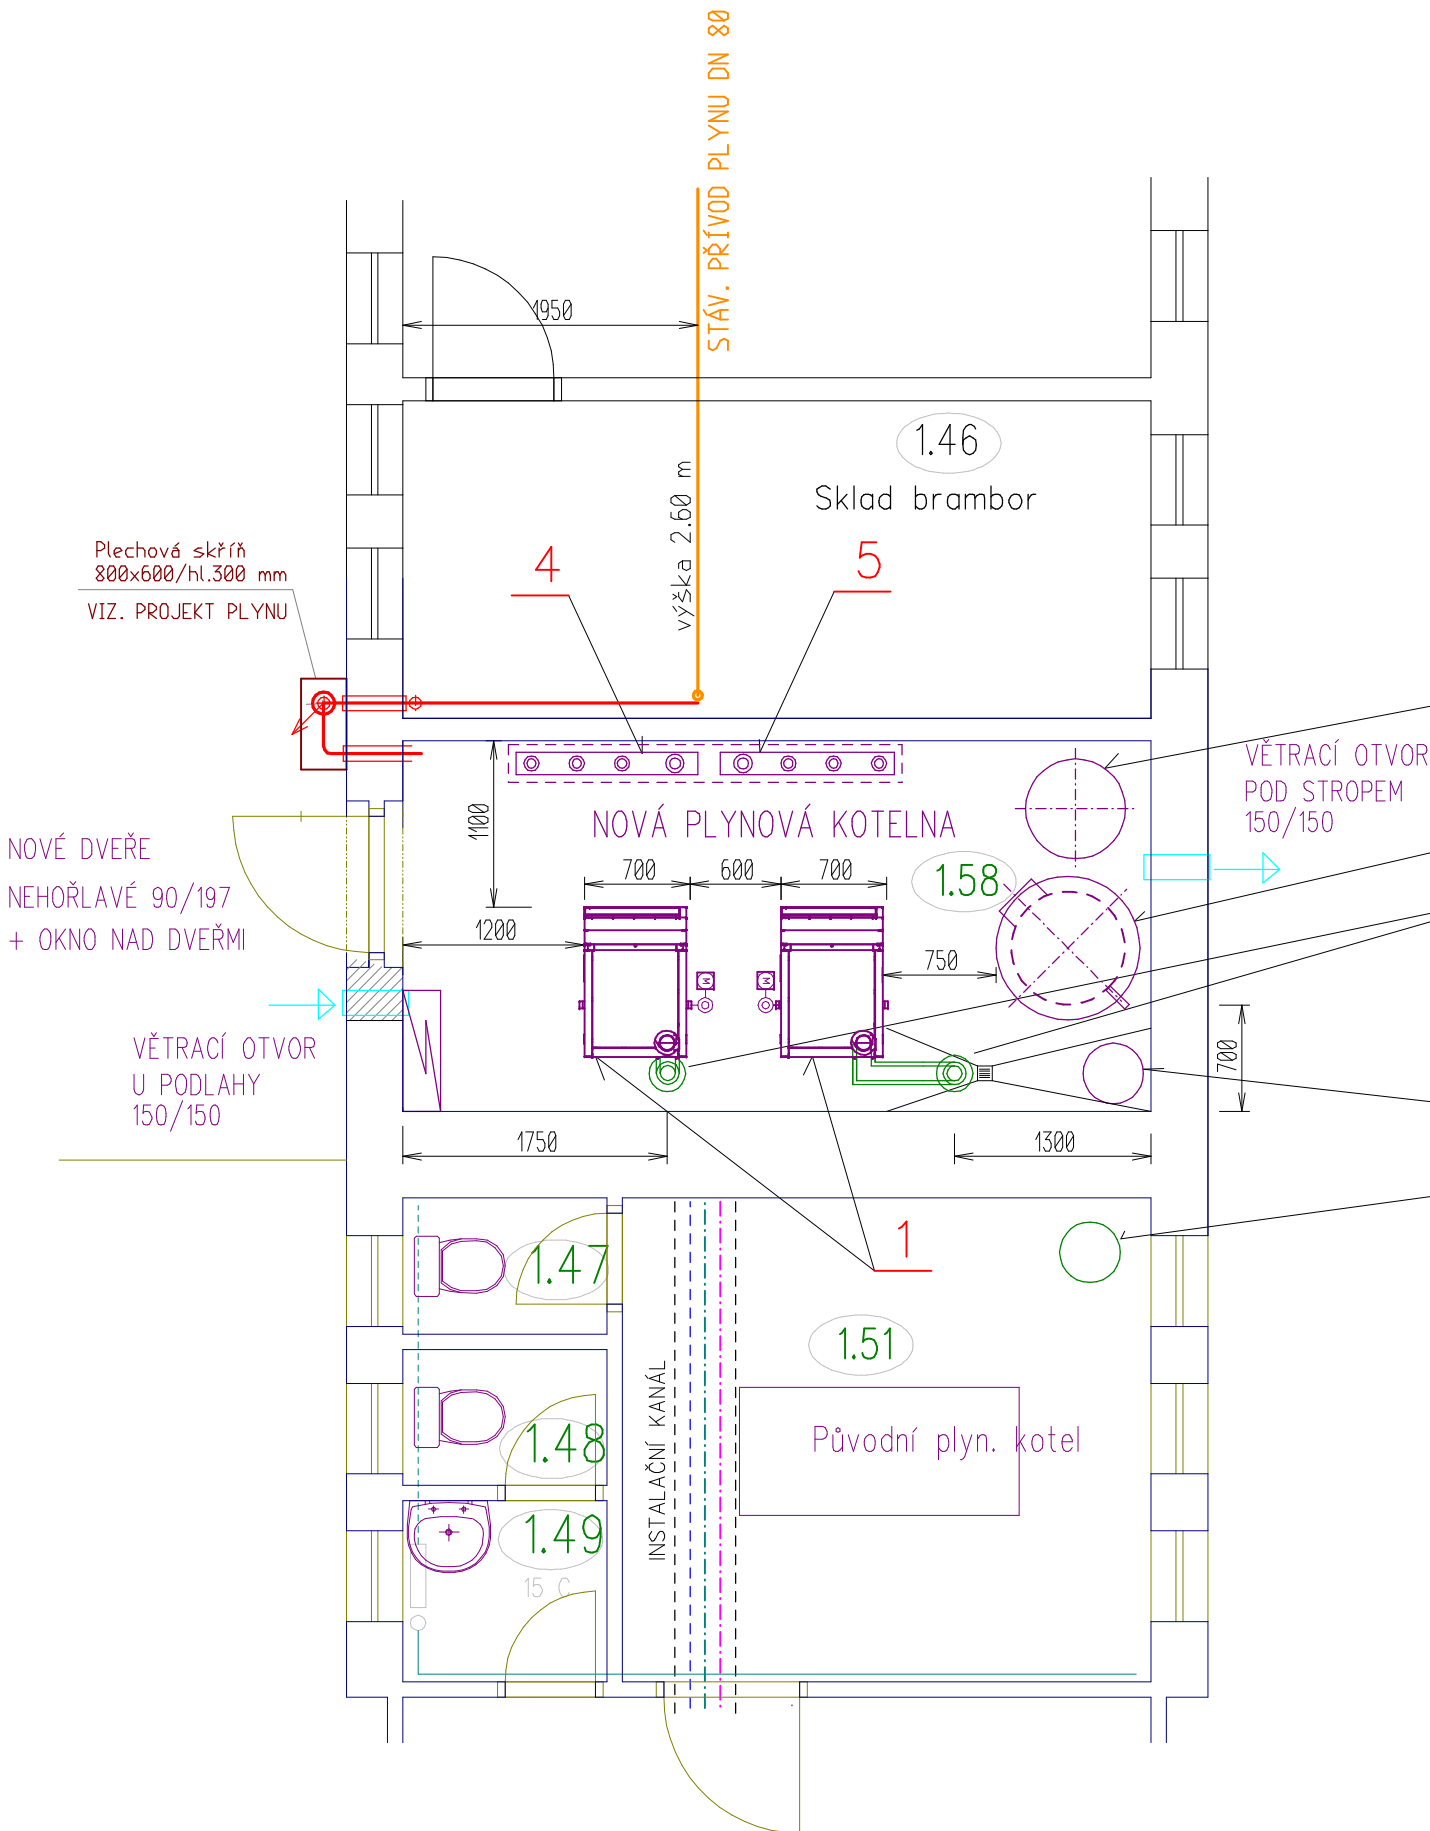

SEZNAM POZIC

- 1 DVOJICE PLYNOVÝCH STACIONÁRNÍCH KONDENZAČNÍCH KOTLŮ –  
JMENOVITÝ VÝKON 1 KOTLE PŘI TEPLOTNÍM SPÁDU 40/30°C: 13.6 – 69.9 kW  
JMENOVITÝ VÝKON 1 KOTLE PŘI TEPLOTNÍM SPÁDU 80/60°C: 15.4 – 63.3 kW  
JMENOVITÝ TEPELNÝ PŘÍKON 1 KOTLE: 12.5 – 65.7 kW  
ELEKTRICKÉ NAPĚTÍ 230V, EL. PŘÍKON 1 KOTLE MAX. 93 W  
OBJEM KOTLE 157 LITRŮ, KOTEL BEZ POŽADAVKU NA MIN. PRŮTOK
- 2 OCELOVÝ SMALTOVANÝ OHŘÍVAČ TEPLÉ VODY  
Jmenovitý objem 750 litrů (objem teplé vody 710 litrů / objem topné vody 47 litrů).  
ROZŠÍŘENÁ TEPLSMĚNNÁ PLOCHA – 7.0 m<sup>2</sup>  
Maximální provozní přetlak teplá voda 1 MPa / topná voda 1 MPa
- 3 TLAKOVÁ EXPANZNÍ NÁDOBA S MEMBRÁNOU Z BUTYLU PRO TEPELOVODNÍ SYSTÉMY  
JMENOVITÝ OBJEM 450 LITRŮ, PN 10
- 4 ROZDĚLOVAČ TOPNÉ VODY
- 5 SBĚRAČ TOPNÉ VODY
- 6 Tlaková expanzní nádoba s butyl. vakem pro pitnou vodu, připojení zajišťující trvalou obměnu vody v nádobě  
JMENOVITÝ OBJEM 60 LITRŮ, PN 10

VYPRACOVAL	Jiří Kamenický	ZODP.PROJEKTANT	Jiří Kamenický	JIŘÍ KAMENICKÝ Projektová činnost spec. vytápění a zdrav. technika Dlouhá Třebová 211, PSČ 561 17 IČO 60145277, tel: 605 439 000	
HL. PROJEKTANT	Jiří Kamenický, Na Špici 211, 561 17 Dlouhá Třebová				
INVESTOR	Město Česká Třebová, Staré náměstí 78, Česká Třebová				
MÍSTO STAVBY	Habrmanova 1779, 560 02 Česká Třebová				
AKCE				ÚČEL	DPS
REKONSTRUKCE KOTELNY MŠ Habrmanova, Česká Třebová				DATUM	duben 2018
ČÁST	VYTÁPĚNÍ a ZDRAVOTNÍ TECHNIKA			ARCH.Č.	
NÁZEV VÝKRESU	Půdorys kotelny – dispozice			MĚŘÍTKO 1:50	Č. VÝKRESU ÚT-02