


PŮDORYS 1.NP

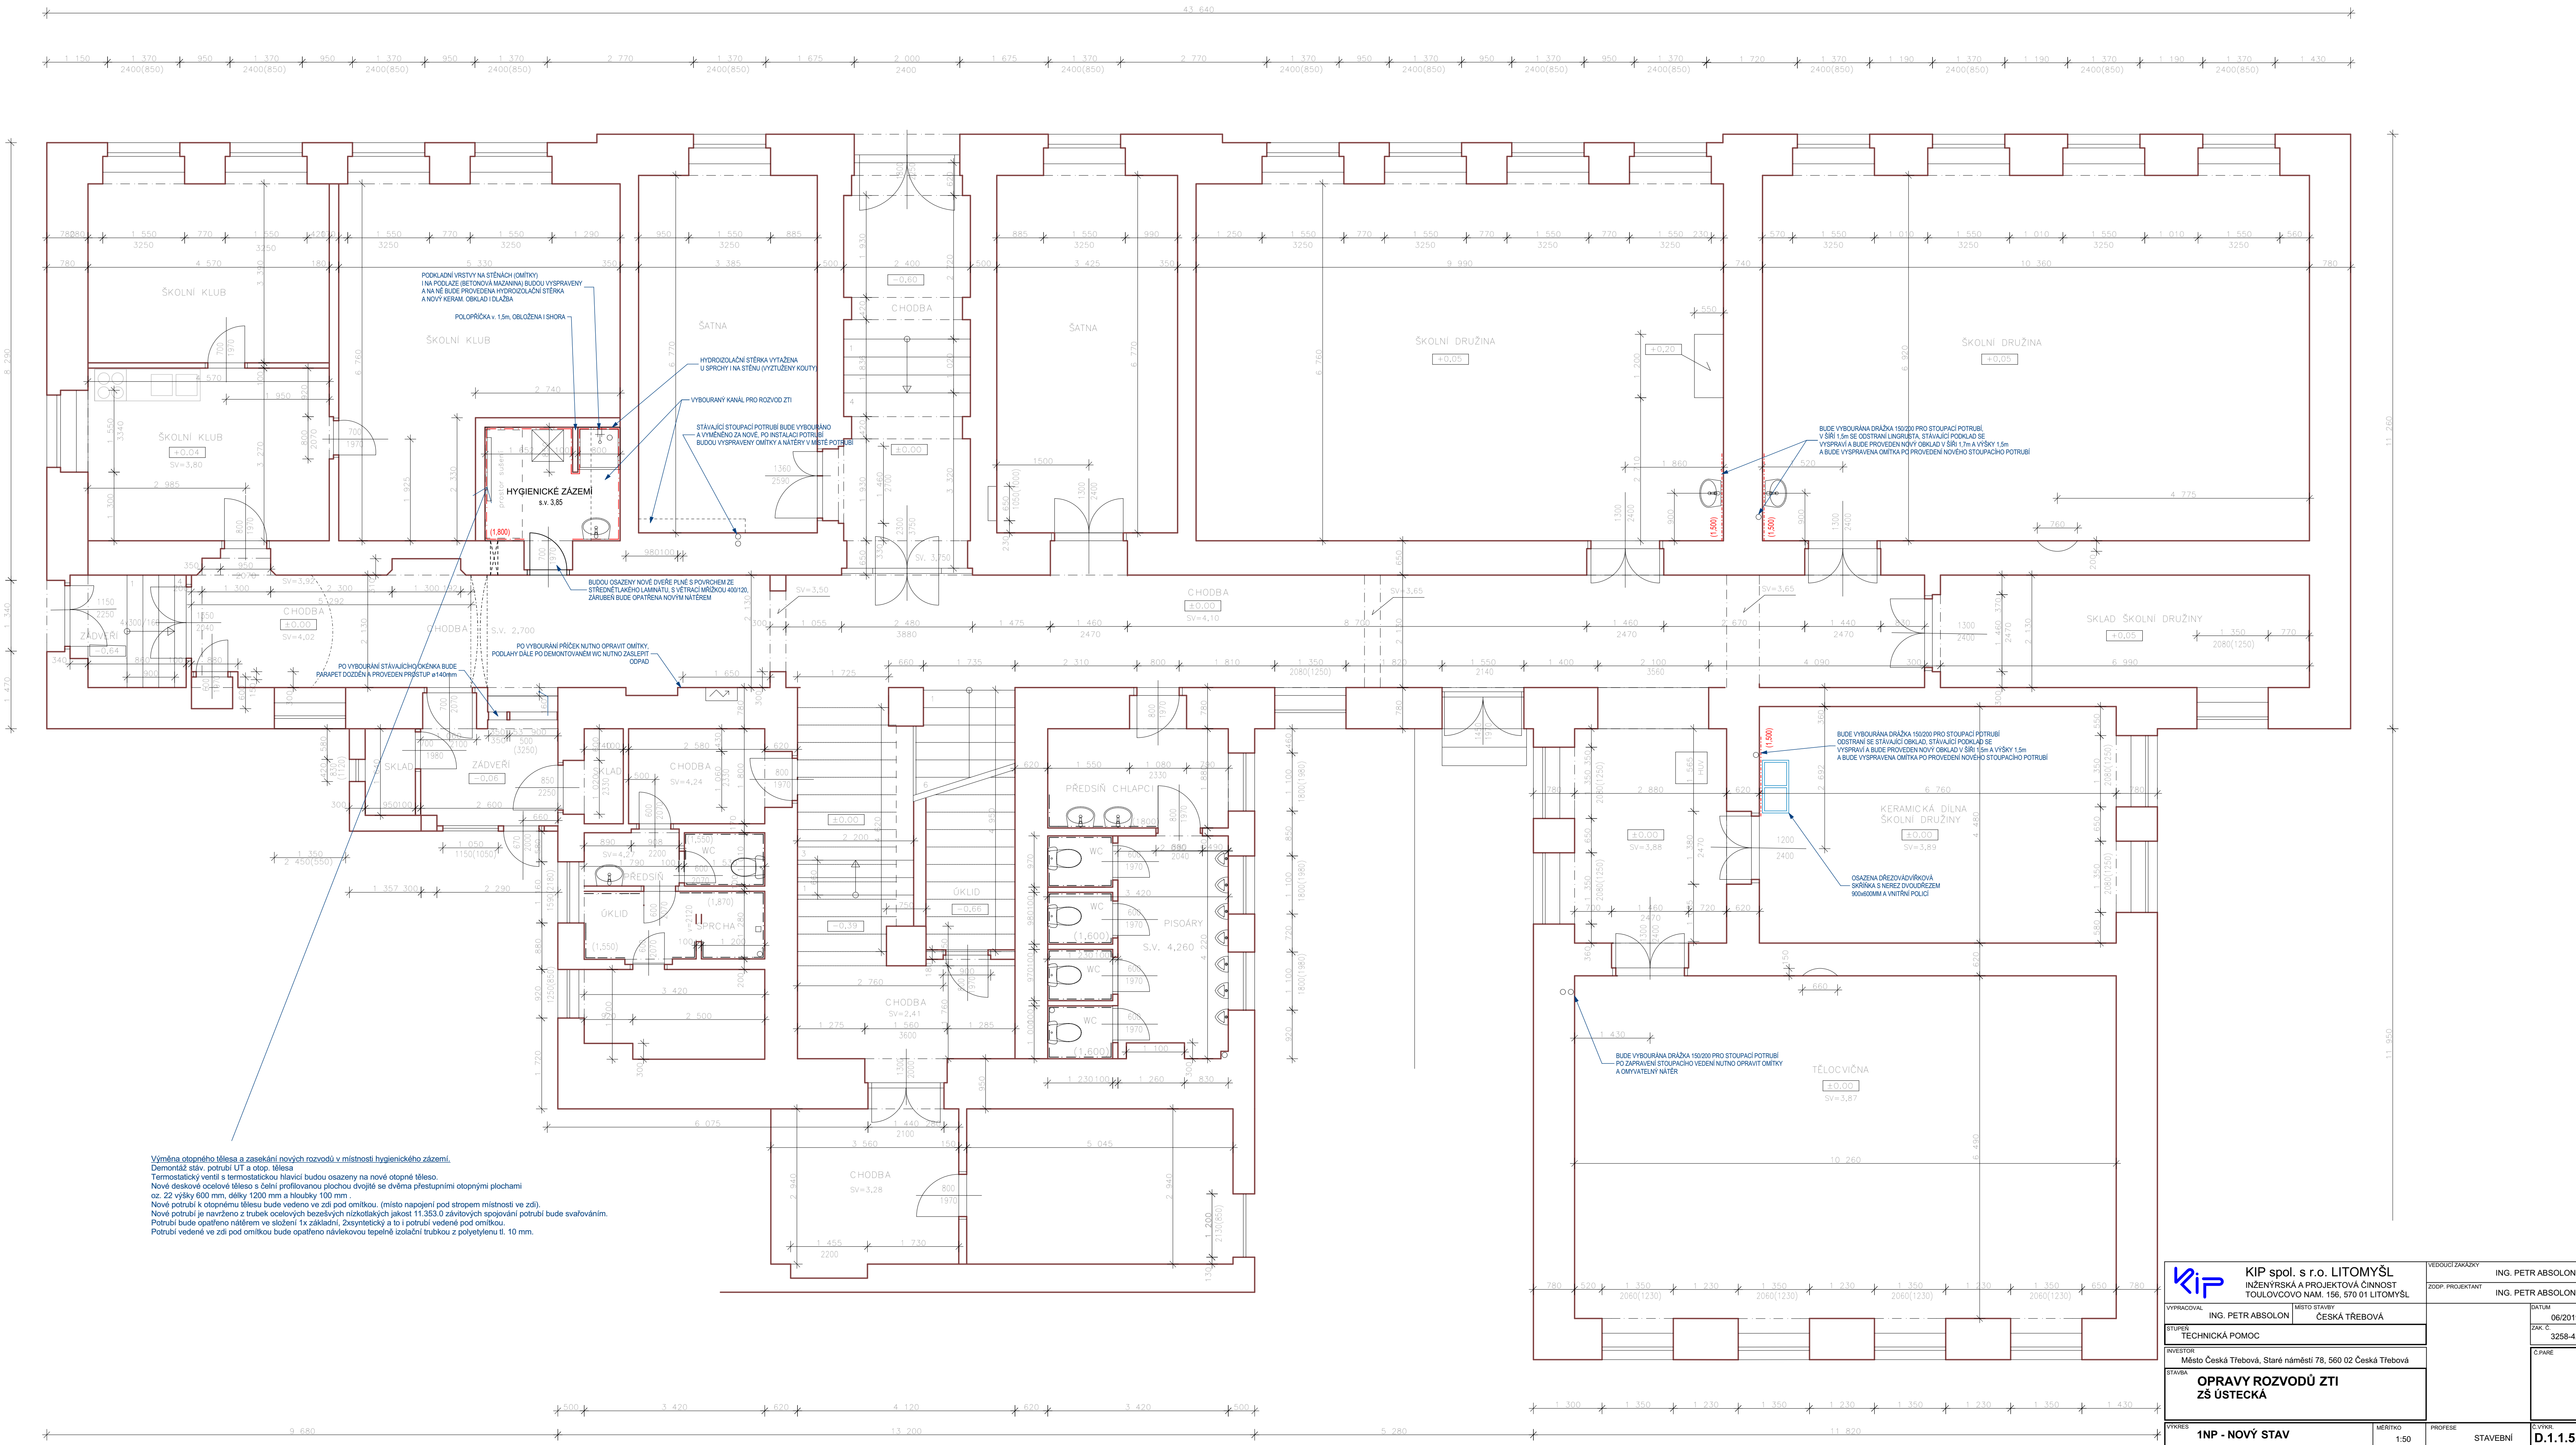

KIP KIP spol. s r.o. LITOMYŠL INŽENÝRSKÁ A PROJEKTOVÁ ČINNOST TOULOVCOVO NAM. 156, 570 01 LITOMYŠL		VEDOUcí ZÁKÁZKY ING. PETR ABSOLON
VYPRACOVAL ING. PETR ABSOLON		200P. PROJEKTANT ING. PETR ABSOLON
STUPEŇ TECHNICKÁ POMOC	MÍSTO STAVBY ČESKÁ TŘEBOVÁ	DATUM 06/2019
INVESTOR Město Česká Třebová, Staré náměstí 78, 560 02 Česká Třebová		ZAK. C. 3258-42
STAVBA OPRAVY ROZVODŮ ZTI ZŠ ÚSTECKÁ		C. PANE
VÝKRES 1NP - NOVÝ STAV	MĚŘÍTKO 1:50	PROFES STAVEBNÍ D.1.1.5.