


PŮDORYS 3.NP

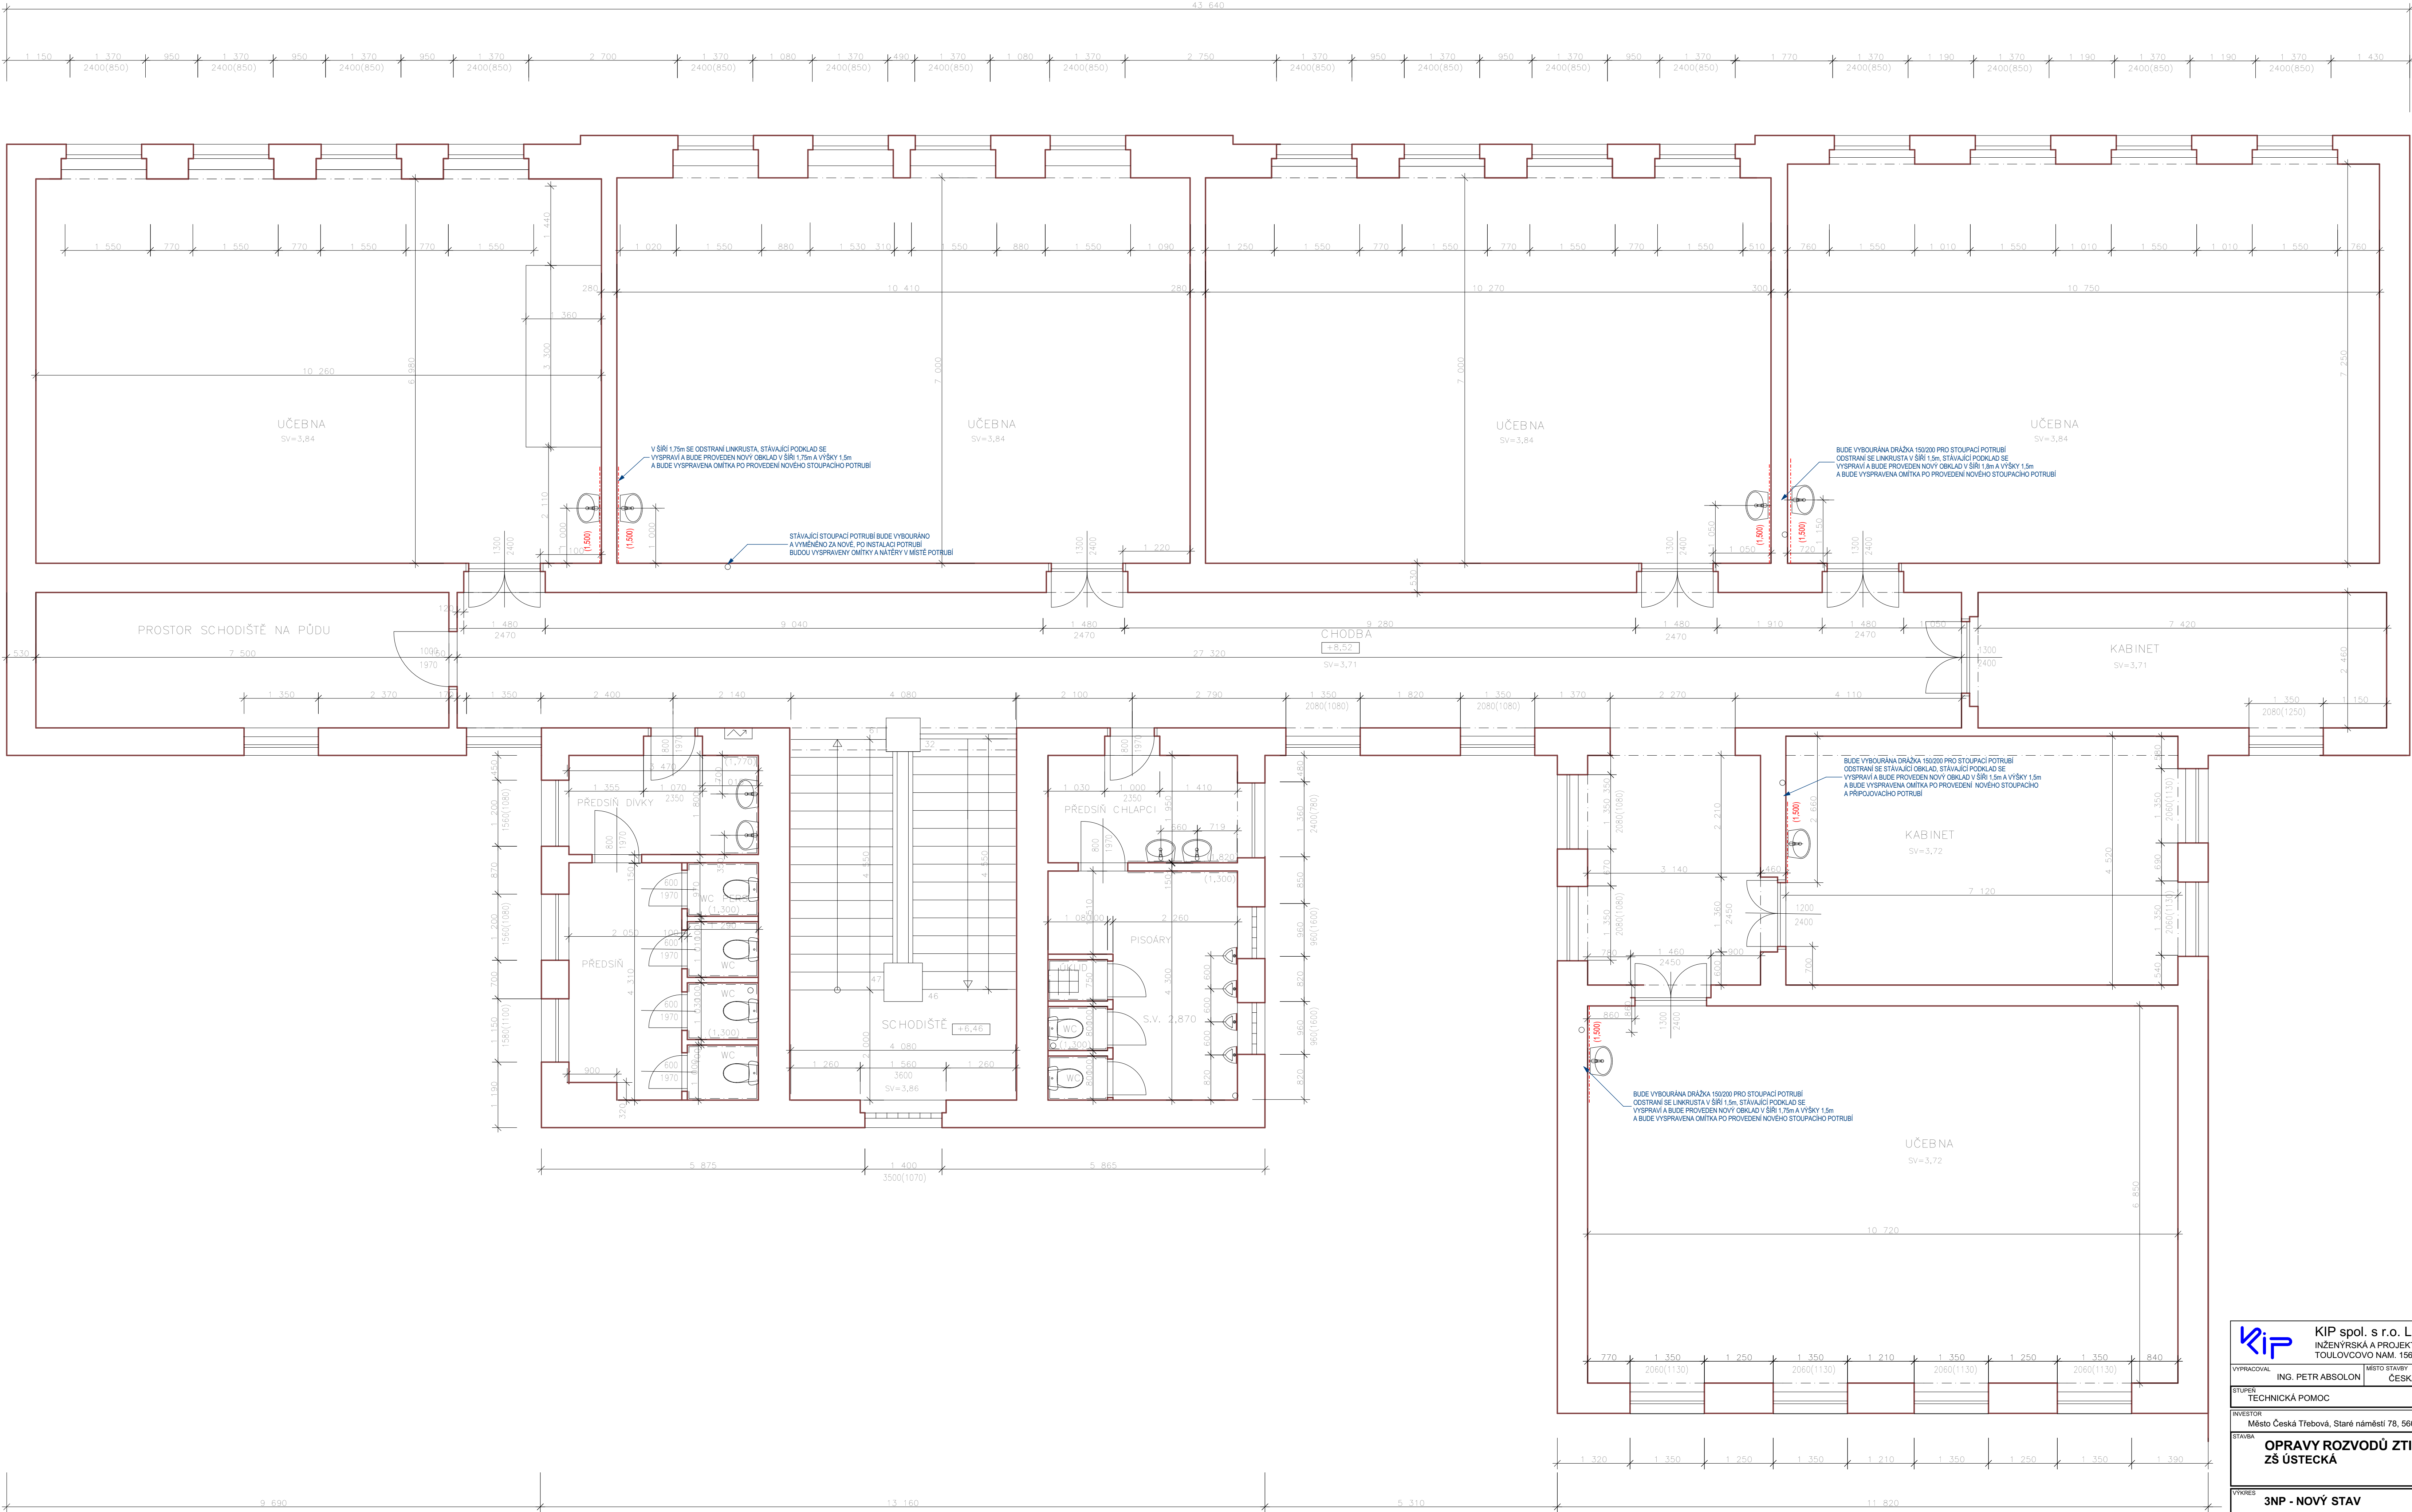

KIP KIP spol. s r.o. LITOMYŠL INŽENÝRSKÁ A PROJEKTOVÁ ČINNOST TOULOVCOVO NÁM. 156, 570 01 LITOMYŠL		VEDOUcí ZÁKÁZKY ING. PETR ABSOLON	
VYPRACOVAL ING. PETR ABSOLON		MÍSTO STAVBY ČESKÁ TŘEBOVÁ	
STUPEŇ TECHNICKÁ POMOC		DATUM 06/2019	
INVESTOR Město Česká Třebová, Staré náměstí 78, 560 02 Česká Třebová		ZAK. Č. 3258-42	
STAVBA OPRAVY ROZVODŮ ZTI ZŠ USTĚCKÁ		Č. PANE 	
VÝKRES 3NP - NOVÝ STAV	MĚŘÍTKO 1:50	PROFESE STAVEBNÍ	Č. VÝKR. D.1.1.7.